




ŠACHTA Š9

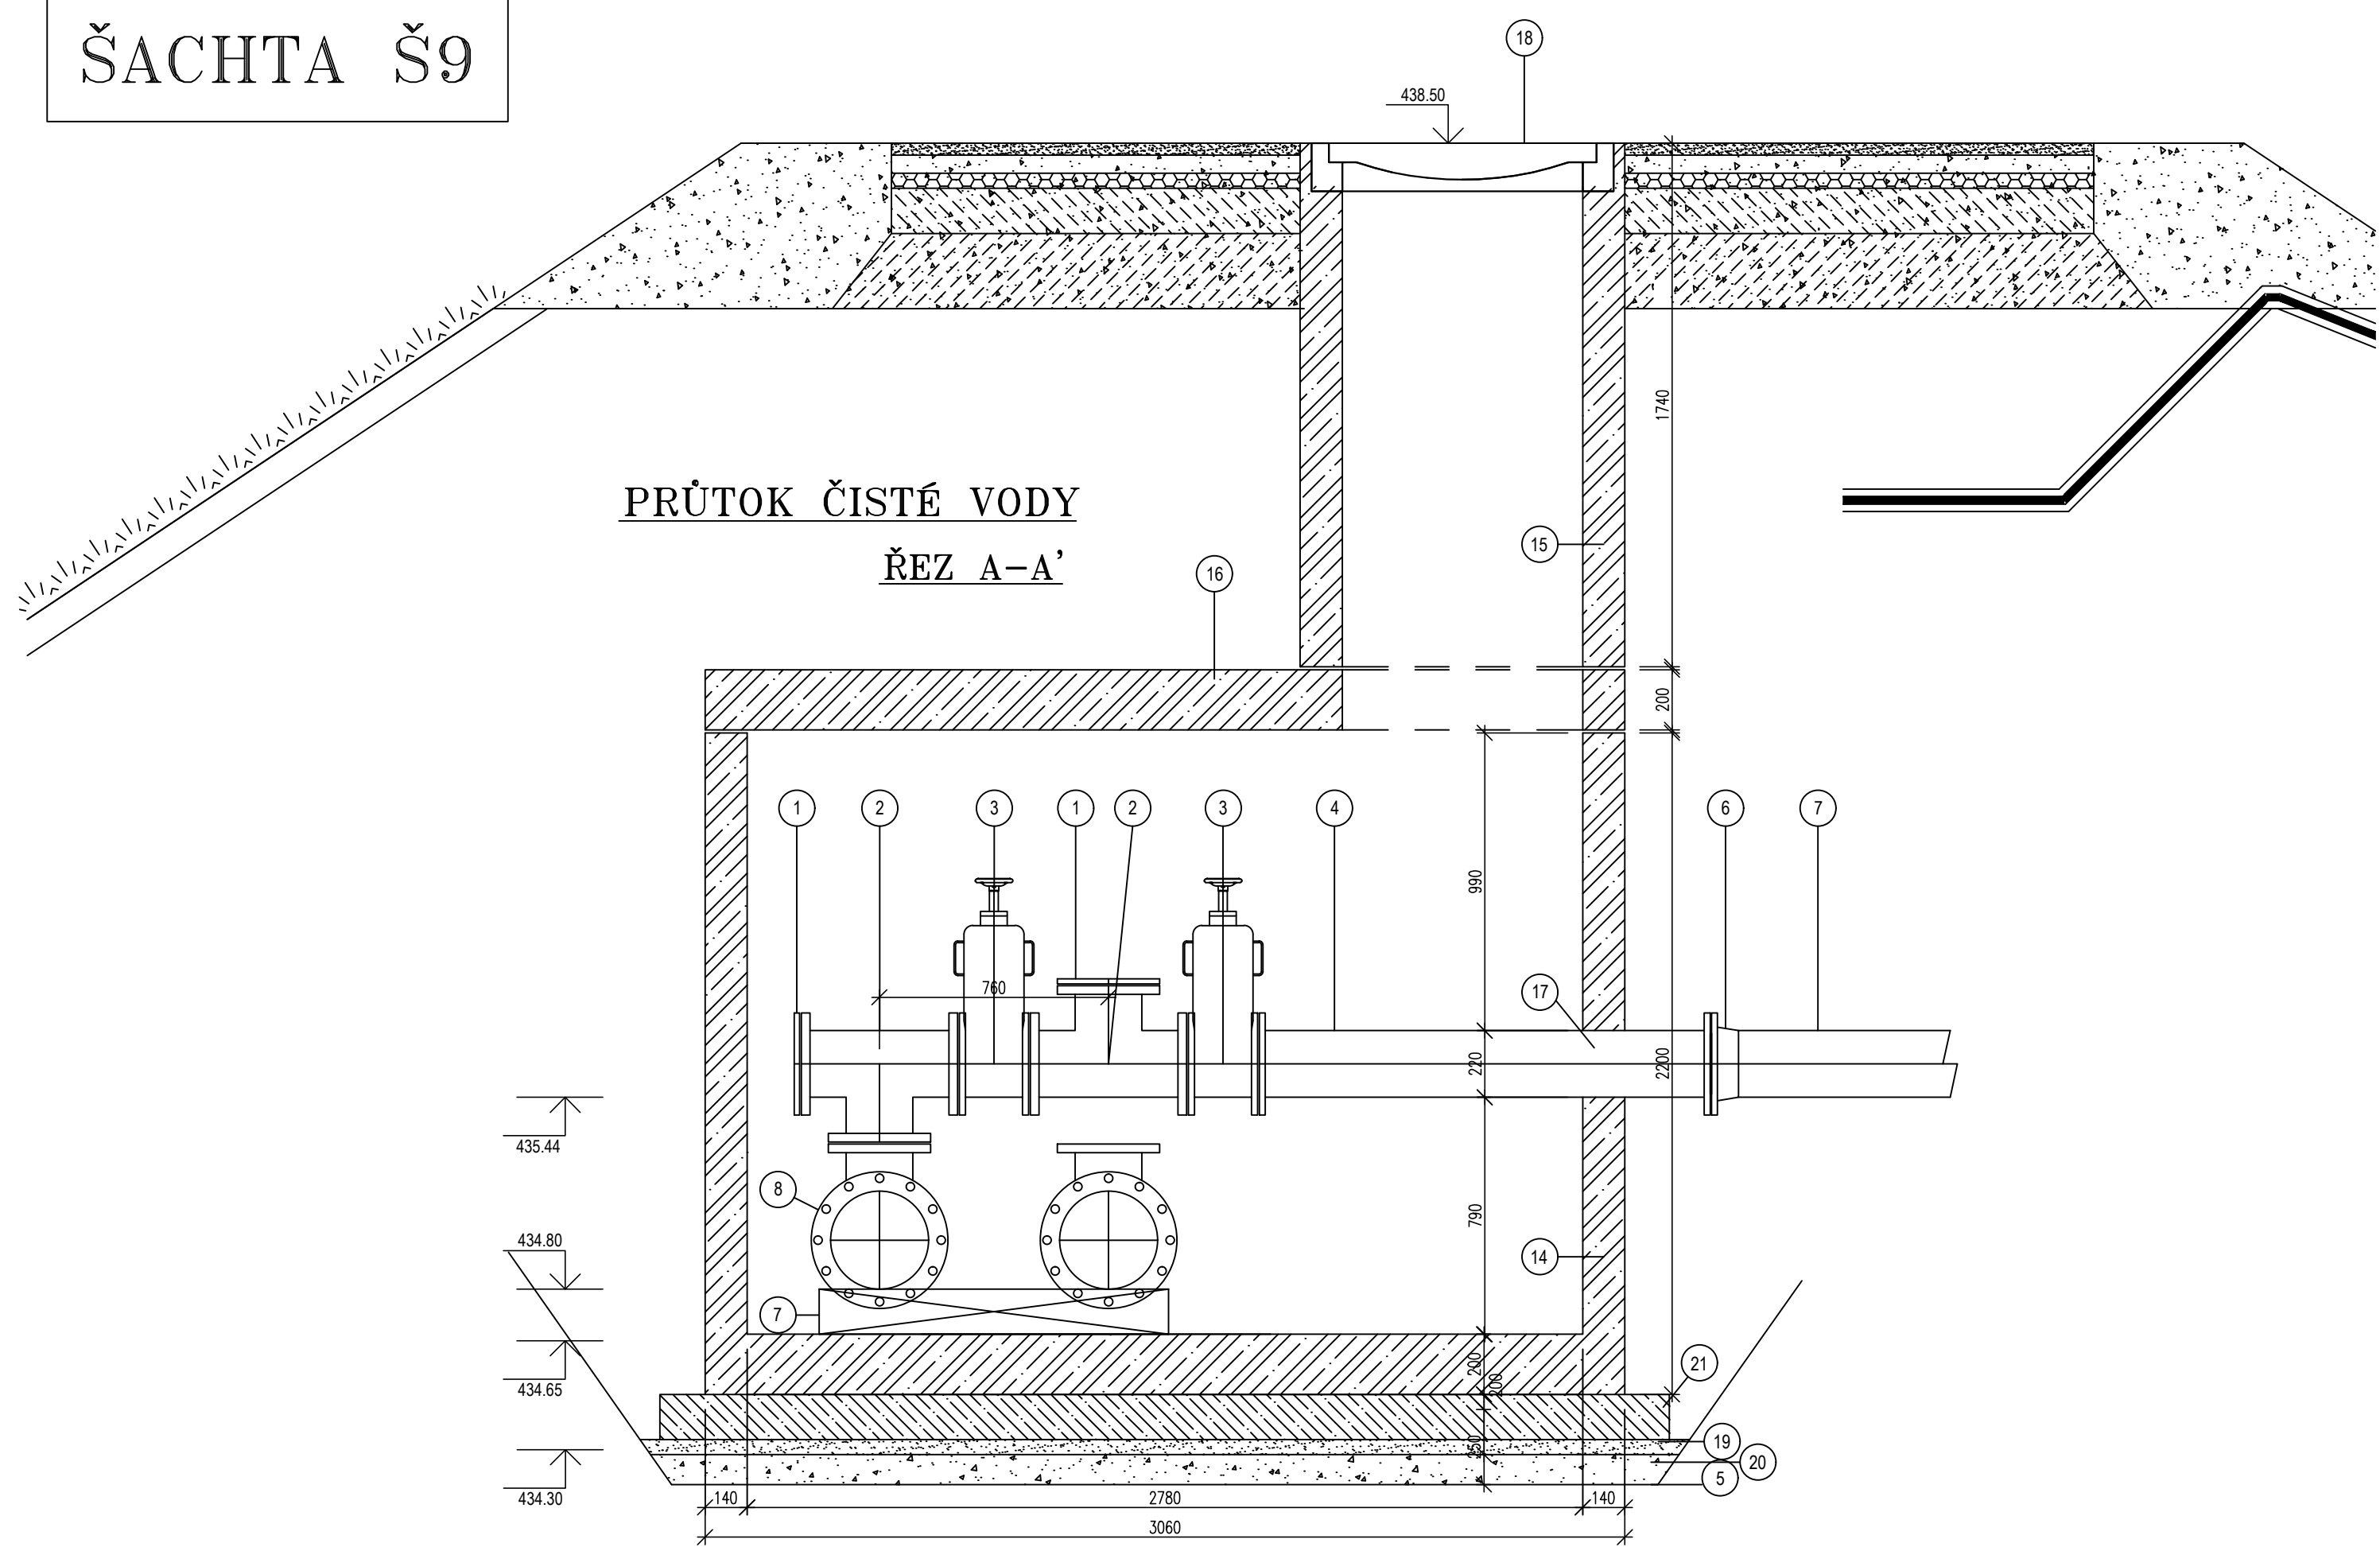


PŮDORYS

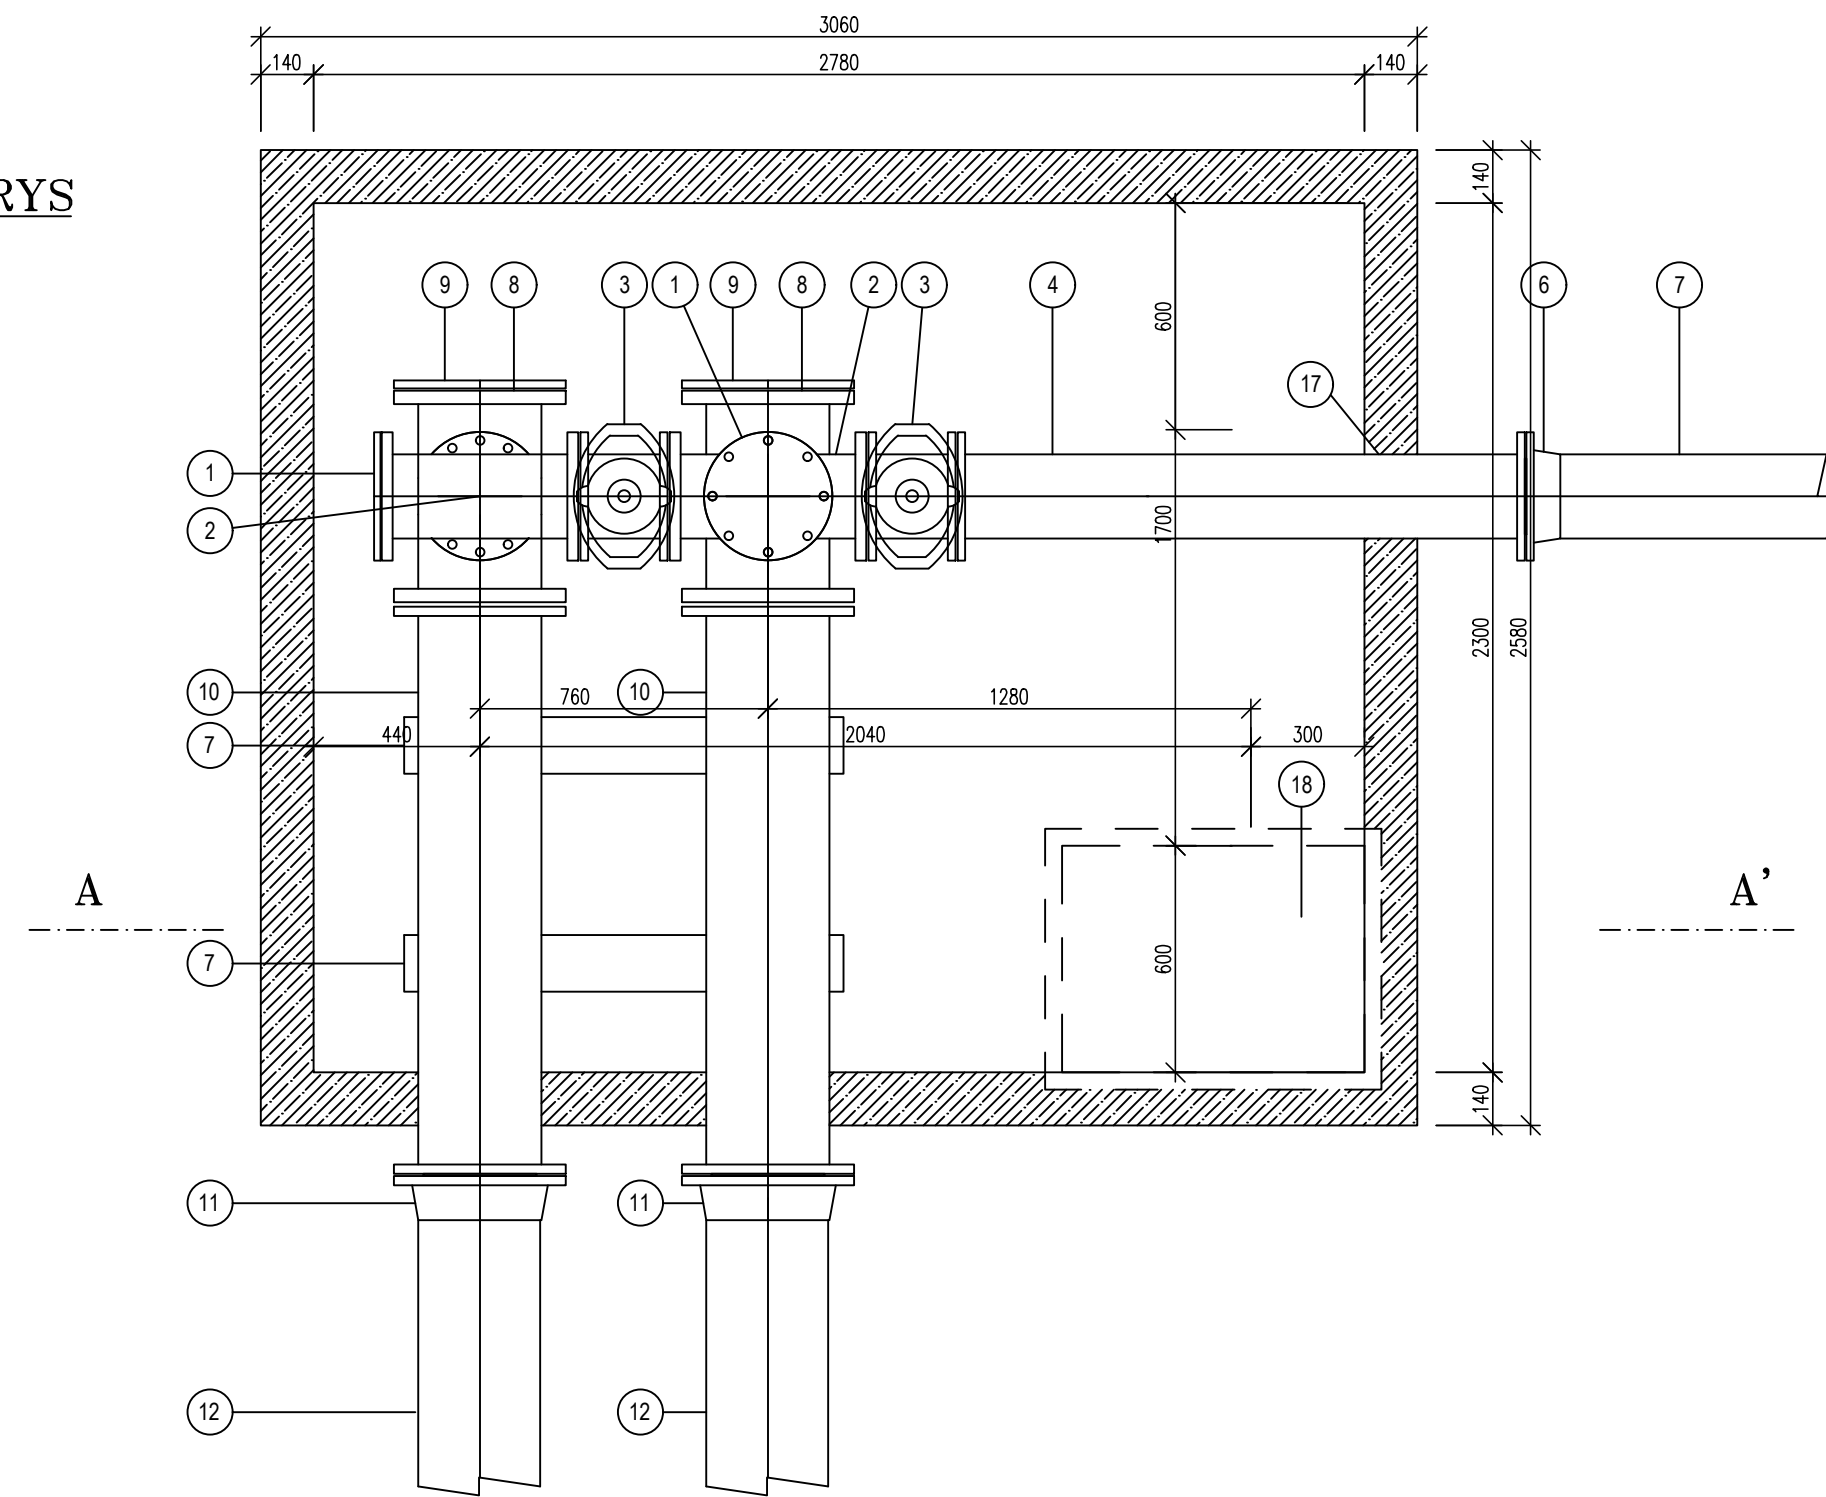

PRÚTOK ŠPINAVÉ VODY  
ŘEZ A-A'

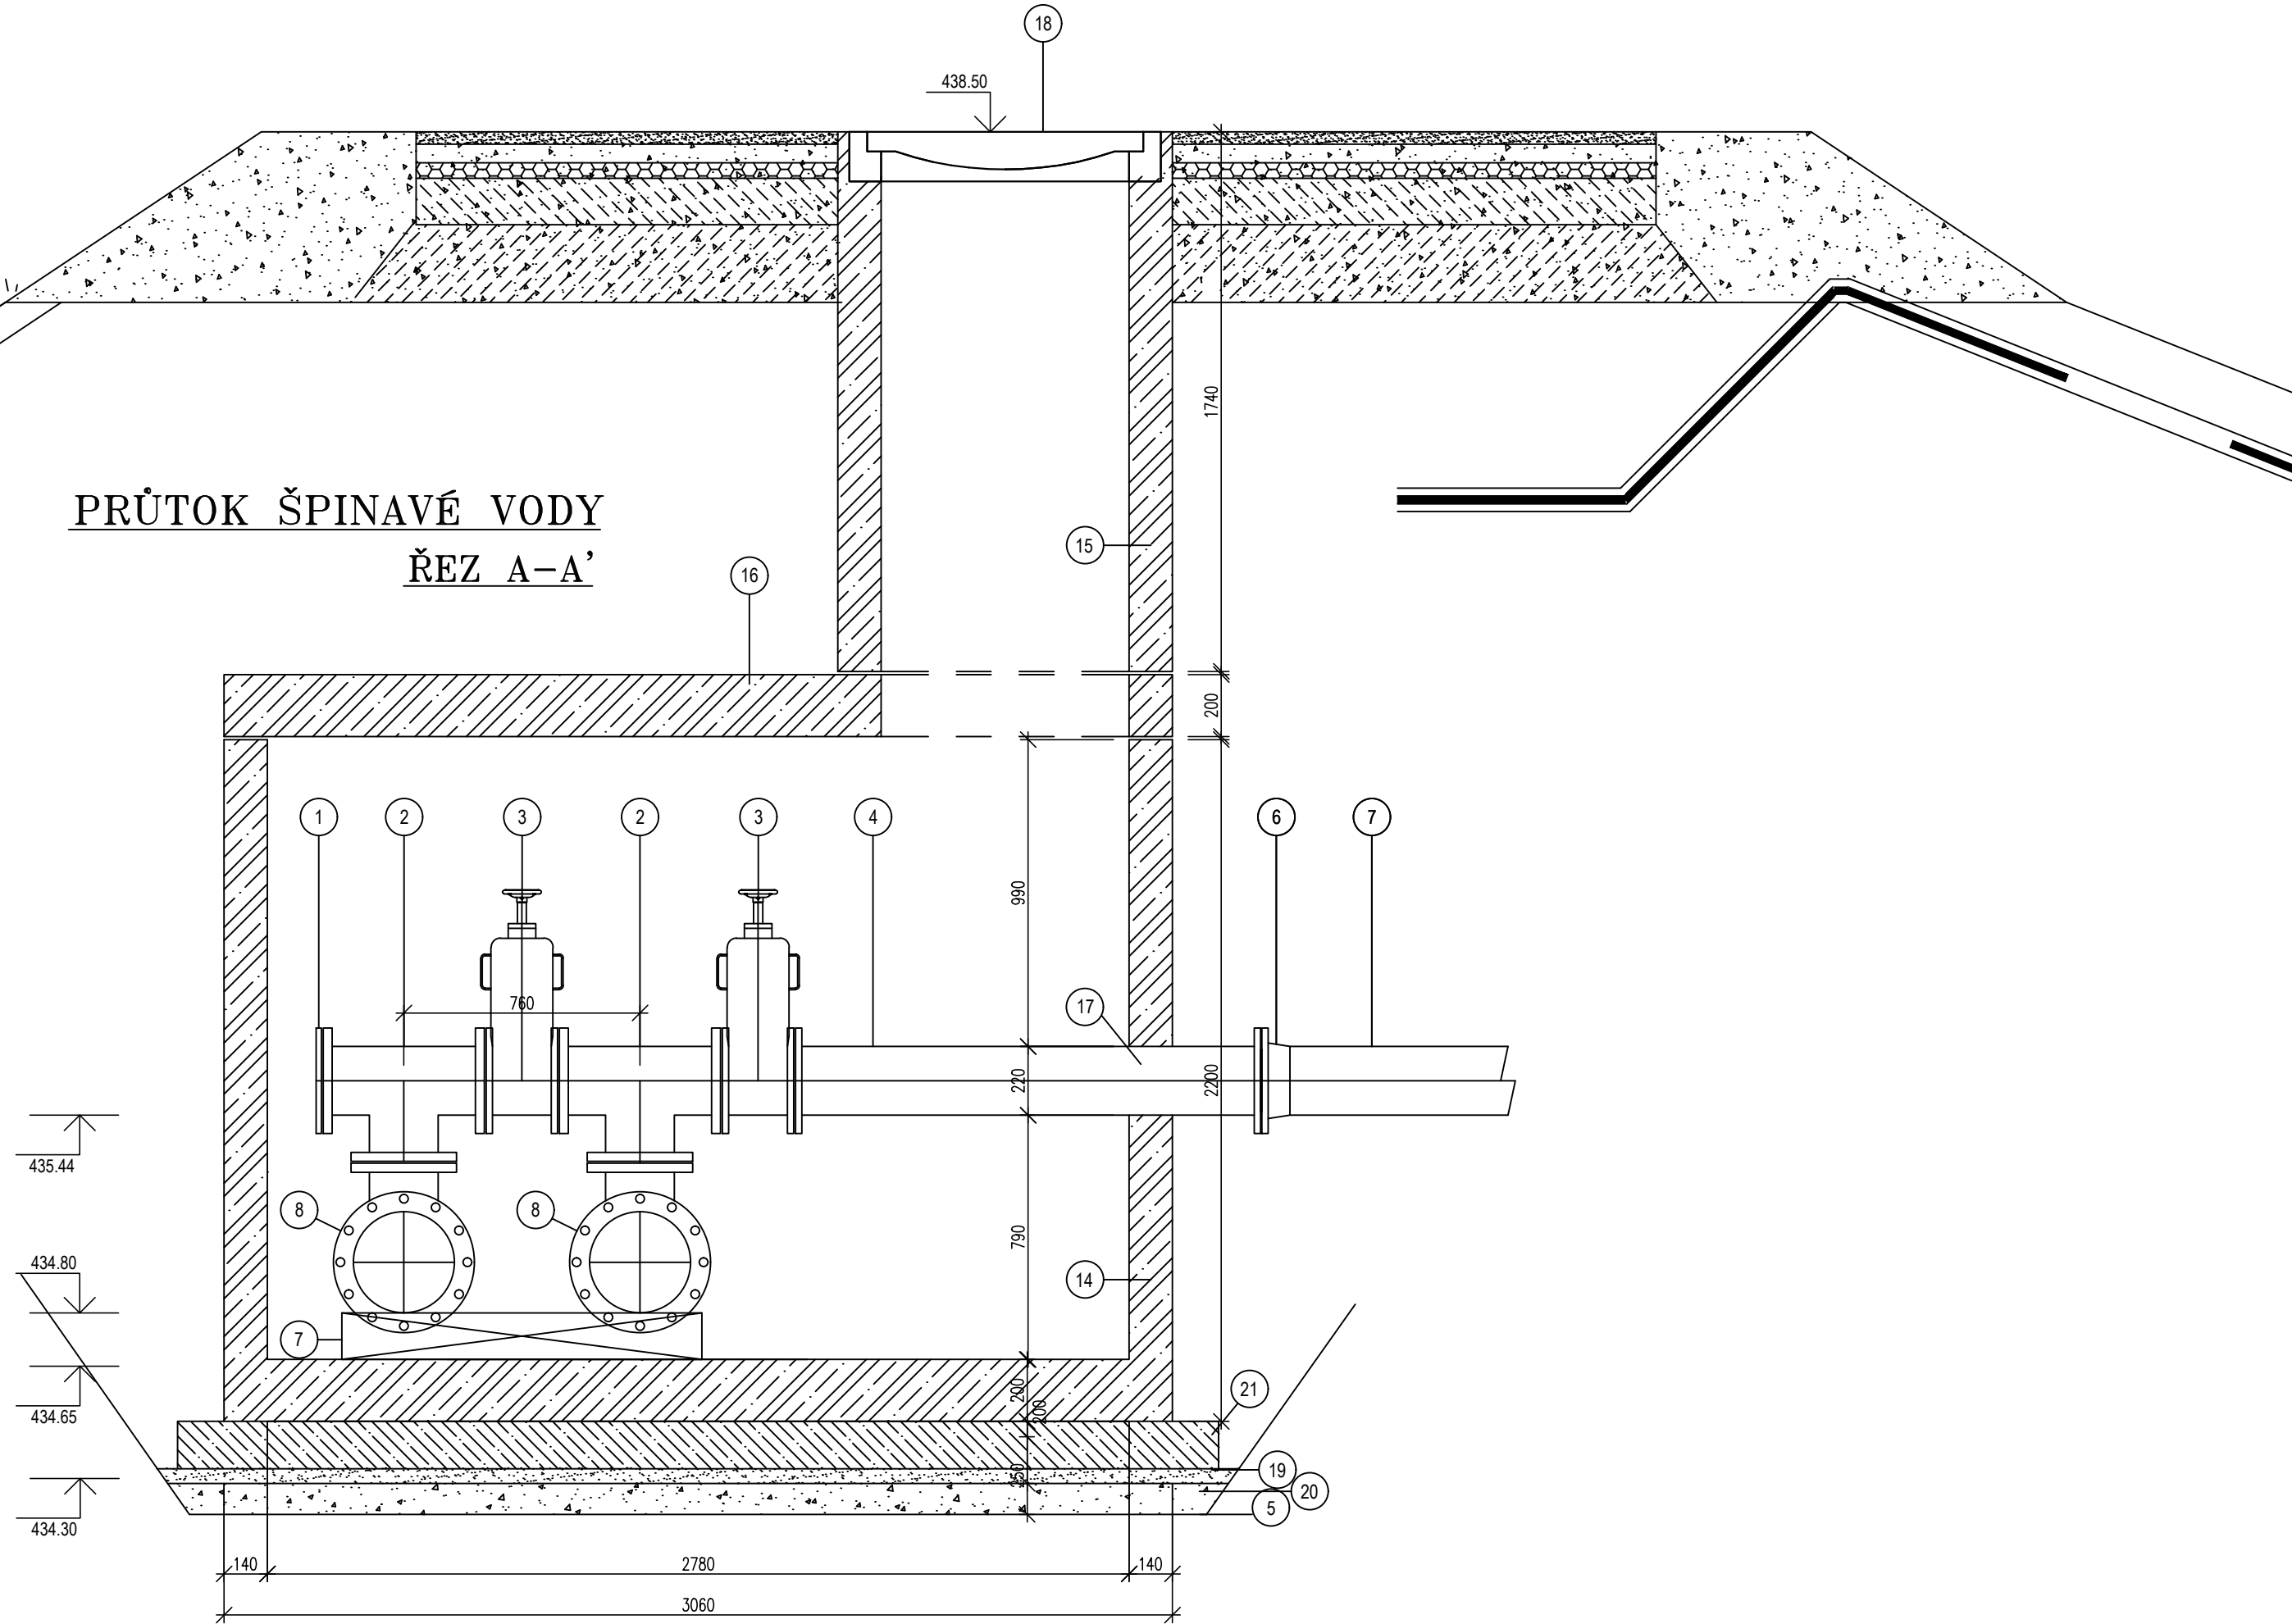

PŮDORYS

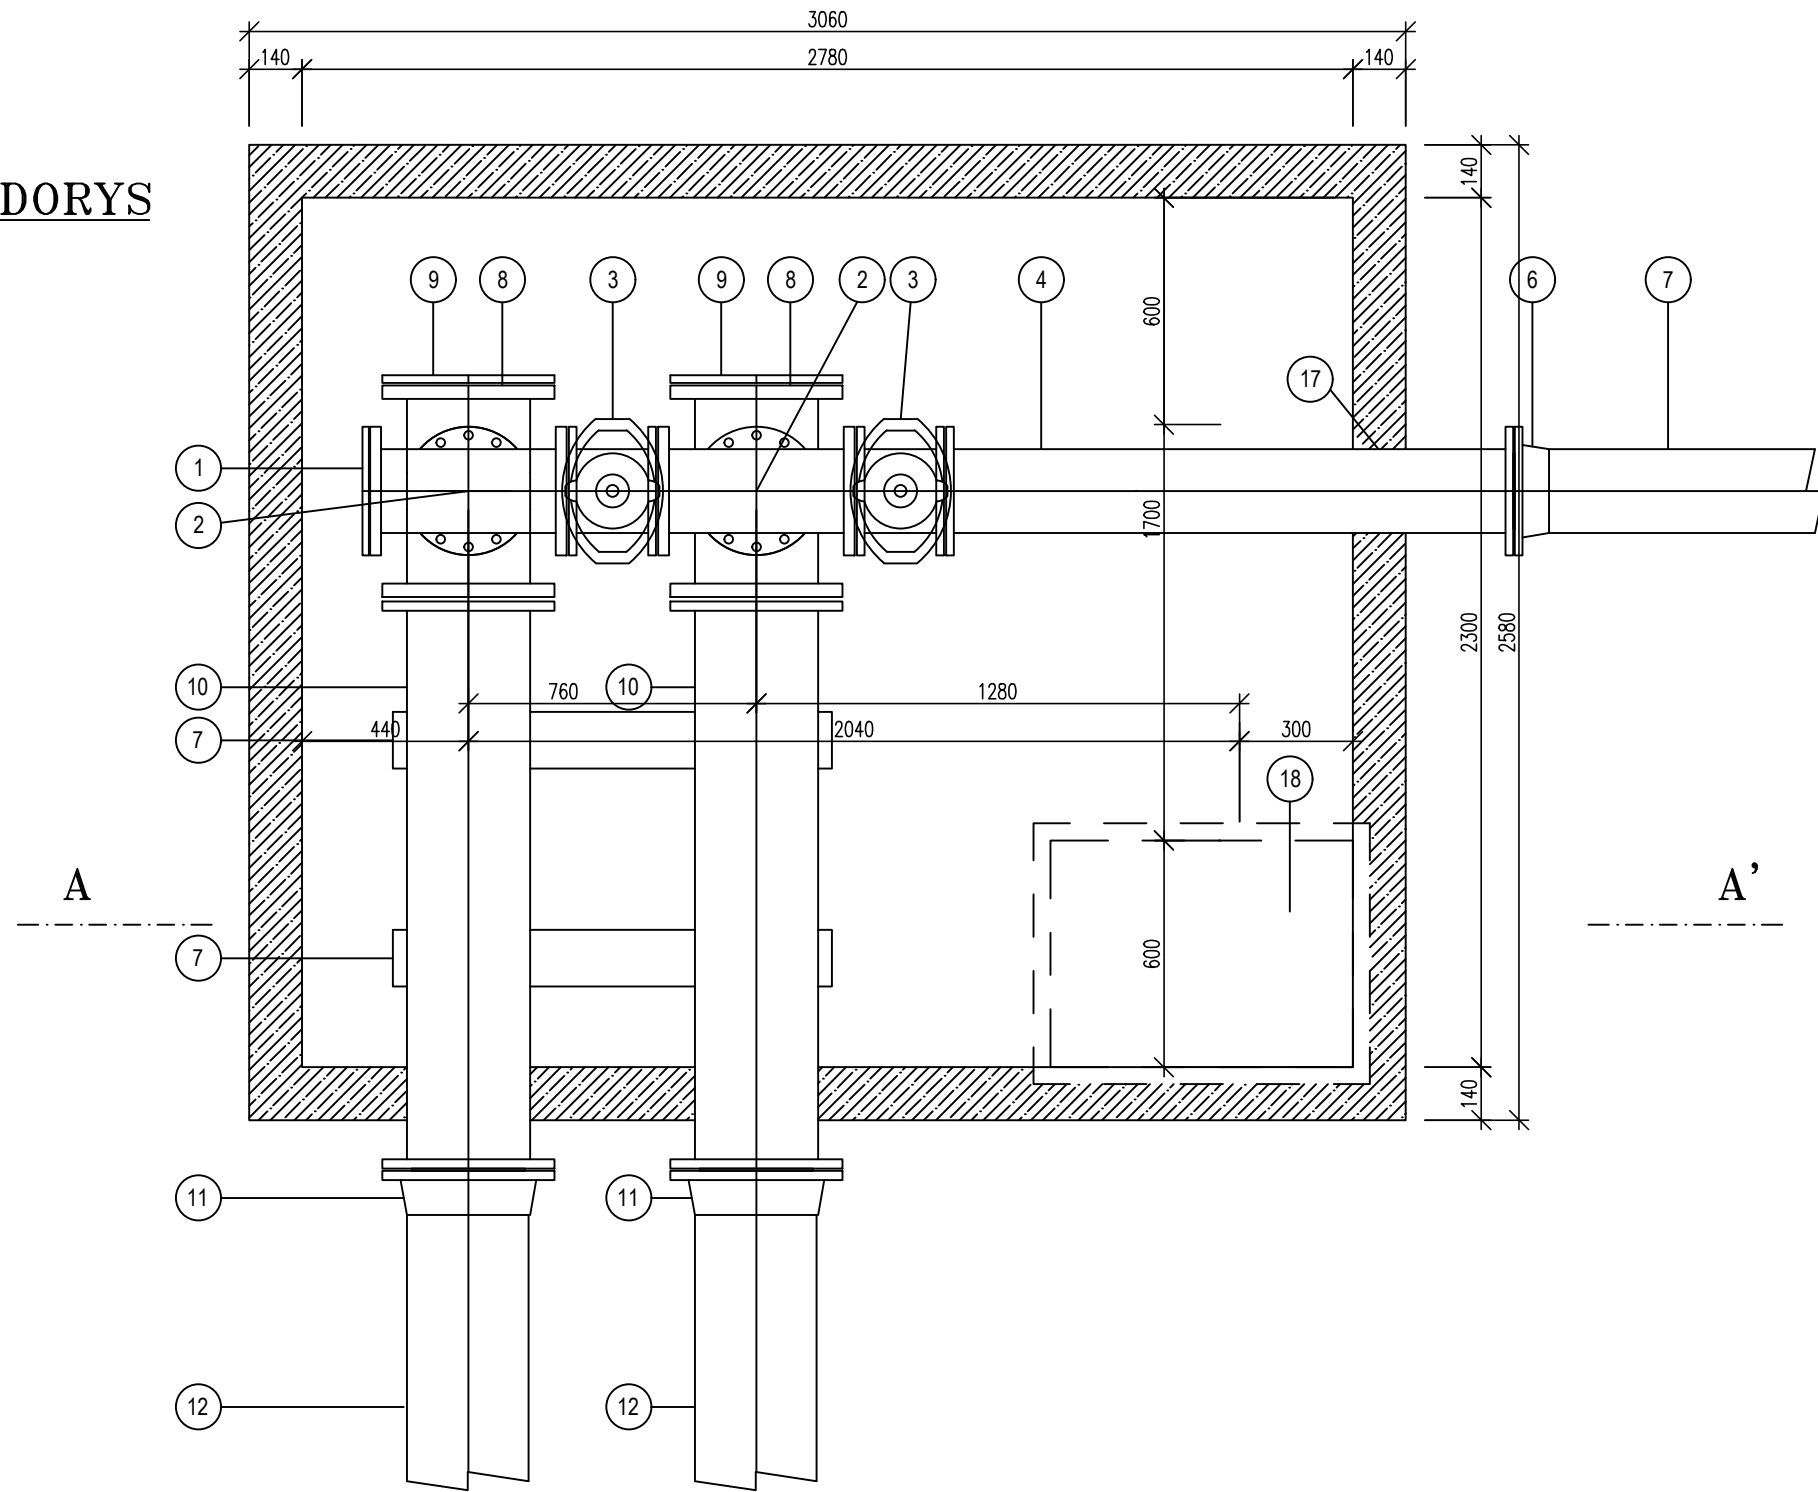

LEGENDA :

- 1 Záslepovací příruba, DN 200, PN16
- 2 T-kus otočný, DN 200/ DN 200, PN 16, dl. 520mm
- 3 Soupě EURO 20 typ 23 , DN 200, PN 16
- 4 Trouba přírubová, DN 200, PN 16, dl. 1500 mm
- 5 Základová spára
- 6 Přírubový adaptér QUICK GS zámkový, DN 200, PN 16
- 7 Trouba HDPE DN200 Ø 225 x 20,5 mm - přívod vody ze skládky
- 8 T-kus otočný, DN 300 / DN 200, PN 16, dl. 560 mm
- 9 Záslepovací příruba, DN 300, PN16
- 10 Trouba přírubová, DN 300, PN 16, dl. 1500 mm
- 11 Přírubový adaptér QUICK GS, DN 300, PN 16
- 12 Trouba HDPE Ø 315 x 28,7mm
- 14 Betonová revizní šachta systému Betonbau 2300 x 2780 mm
- 15 Vstupní šachtový komin 880x1080mm
- 16 Zákrtylová deska tl. 200mm
- 17 Prostup pro potrubí
- 18 Potkáp 600x600mm pojízdný, C 250
- 19 Štěrka drcená fr. 8/16, tl. 50mm, zhužněno na Edef=20MPa
- 20 Štěrka drcená fr. 16/32, tl. 100mm, zhužněno na Edef=20MPa
- 21 Rozměšecí žb deska

Souřadnicový systém JTSK, Výškový systém Bpv

Zodpovědný projektant: Ing. Roman Pýcha	Vypracoval: Ing. Ivana Olivová	 <b>INTERPROJEKT ODPADY s.r.o.</b> Heleny Malířové 11/282, 169 00 Praha 6 tel.: +420 233 081 999 iČ: 26473224 e-mail: interpro@interpro.cz, web: www.interpro.cz
Investor: Město Klatovy, Náměstí Míru 62/1, 339 01 Klatovy	Datum: 12/2024	
Stavba: SKLÁDKA TKO ŠTĚPÁNOVICE IV. ETAPA	Měřítko: 1:20	
Místo: katastrální území : Dehtín [767646], Štěpánovice u Klatov [767662]	Stupeň: DPS	
Stavební objekt: SO 04 DRENÁŽ - ČÁST 1	Zak. č.: 727/2024	
Výkres: <b>PŘEPOJOVACÍ ŠACHTA Š9</b>	Paré: Č. výkresu: 404/1/SO04	