



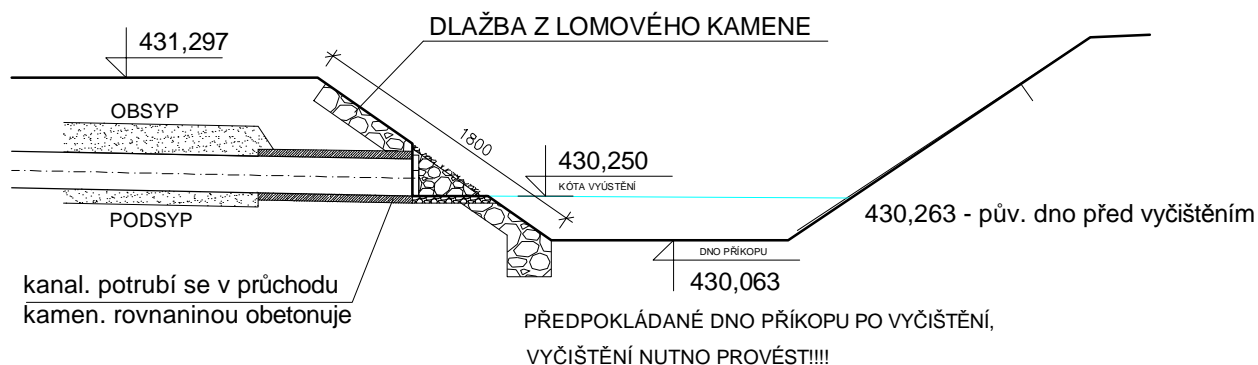


VKV - výustní objekt

ŘEZ

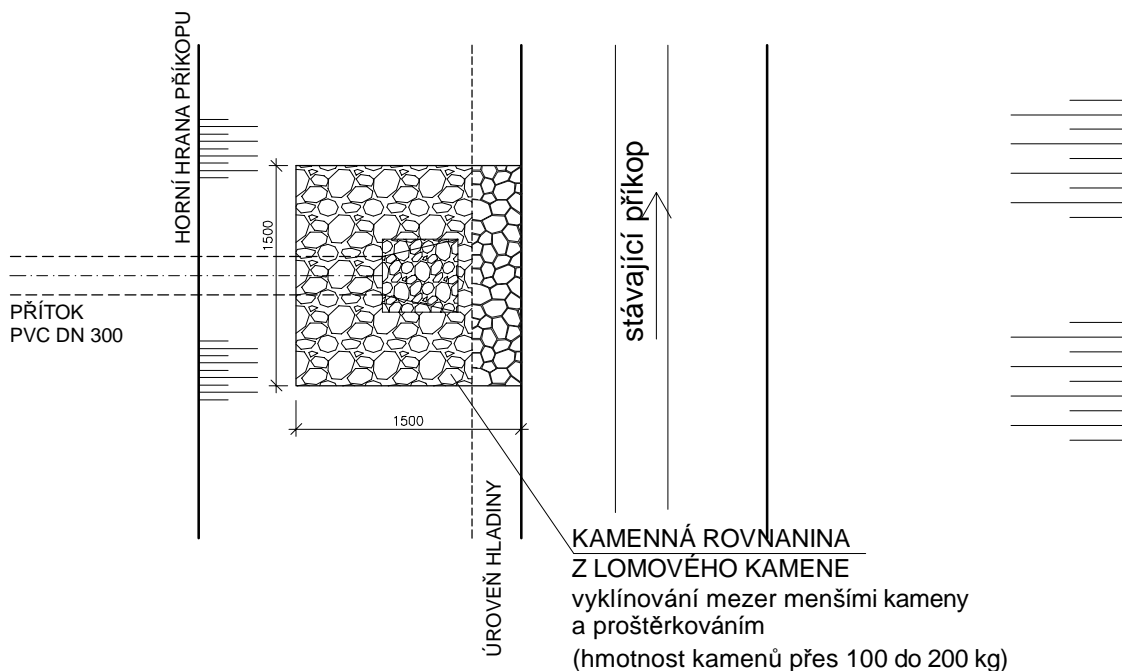

PŮDORYS



 VAK SERVIS s.r.o. Domažlické předměstí 610, 339 01 Klatovy 376 358 777, vakservis@ktnet.cz datová schránka: 5fx9muz	Odp. projektant Mgr. Michal Mareš 376 358 777	 	Kopie č.
	Vypracoval(a) Radka Bauerová 376 358 779		Účel provedení stavby
Investor Město Klatovy, nám.Míru 62, 33901 Klatovy, IČ: 00255661			Datum 11/2025
KLATOVY - STEZKA PRO CHODCE A CYKLISTY PŘI SILNICI II/191 "SO301 ODVODNĚNÍ KANALIZACE"			Formát A2
			Měřítko 1:50
			Zakázka č. 24.28
Vyústní objekt			Příloha č. D.5.