



OBJEKT SO 03
MĚŘÍTKO 1:100

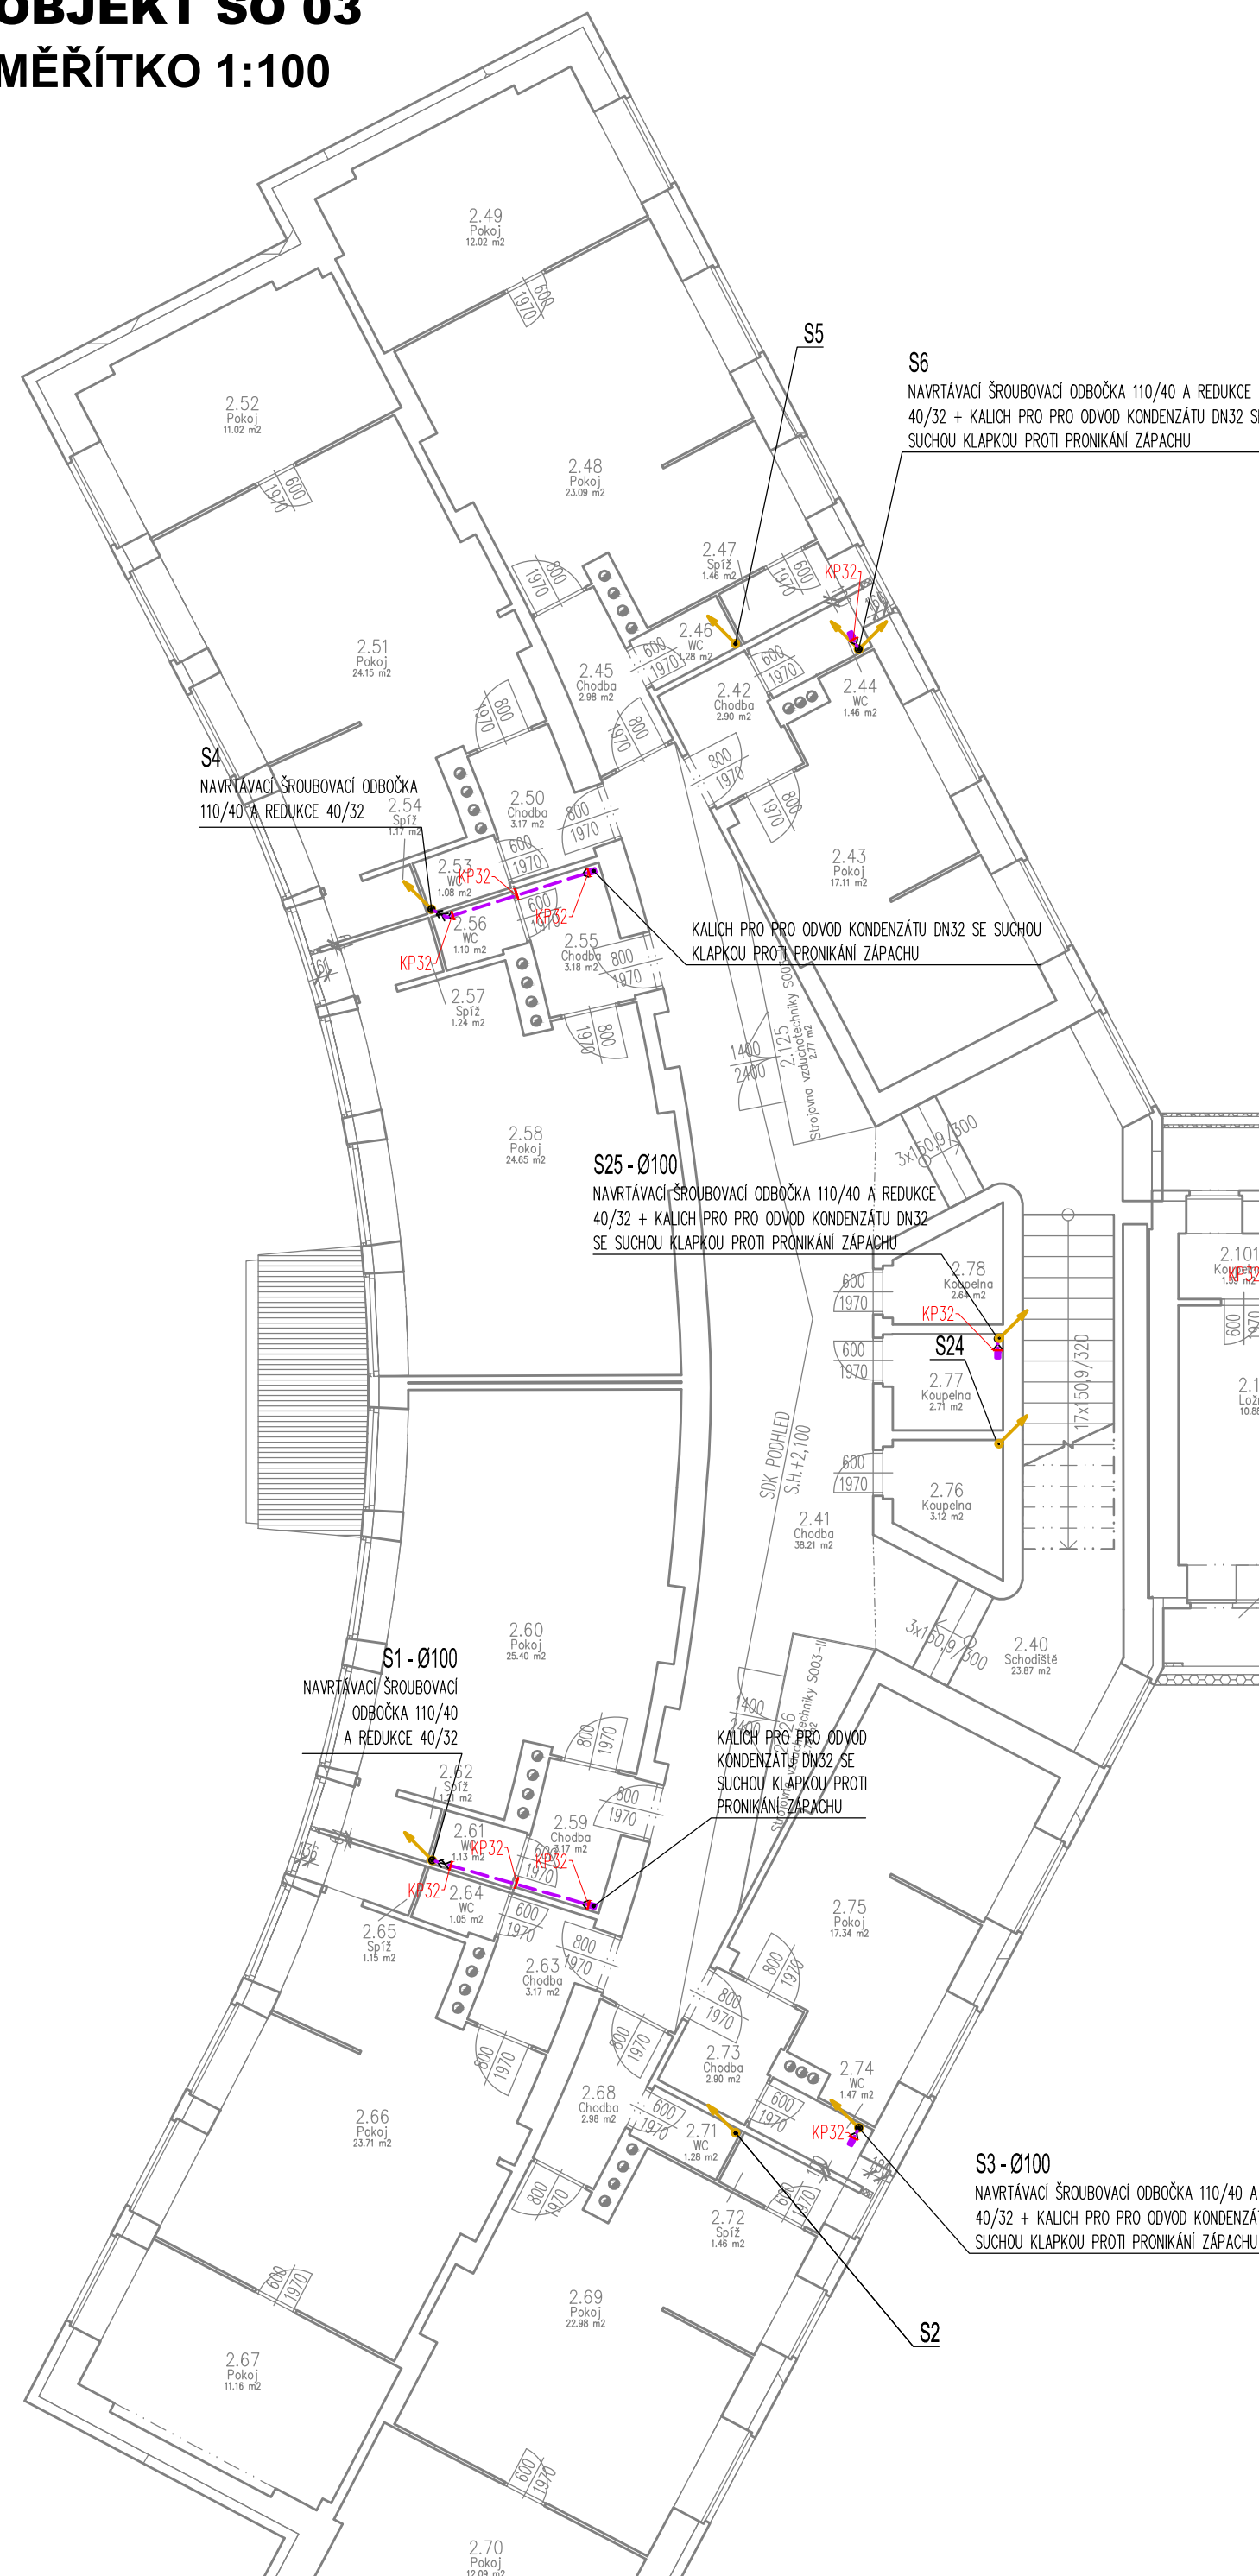


OBJEKT SO 01
MĚŘÍTKO 1:100

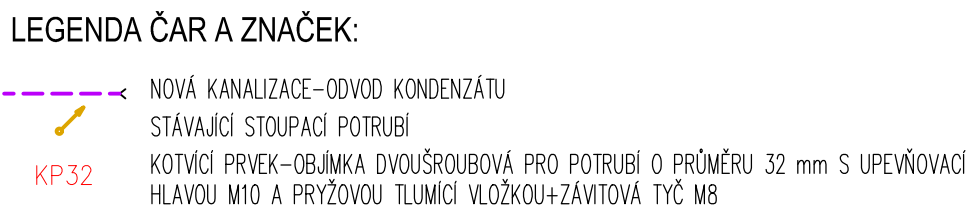


POZNÁMKA

ODVOD KONDENZÁTU BUDE NA STÁVAJÍCÍ STOUPACÍ POTRUBÍ NAPOJEN POMOCÍ HT ŠROUBOVACÍ ODBOČKY 110/40 A REDUKCE 40/32.

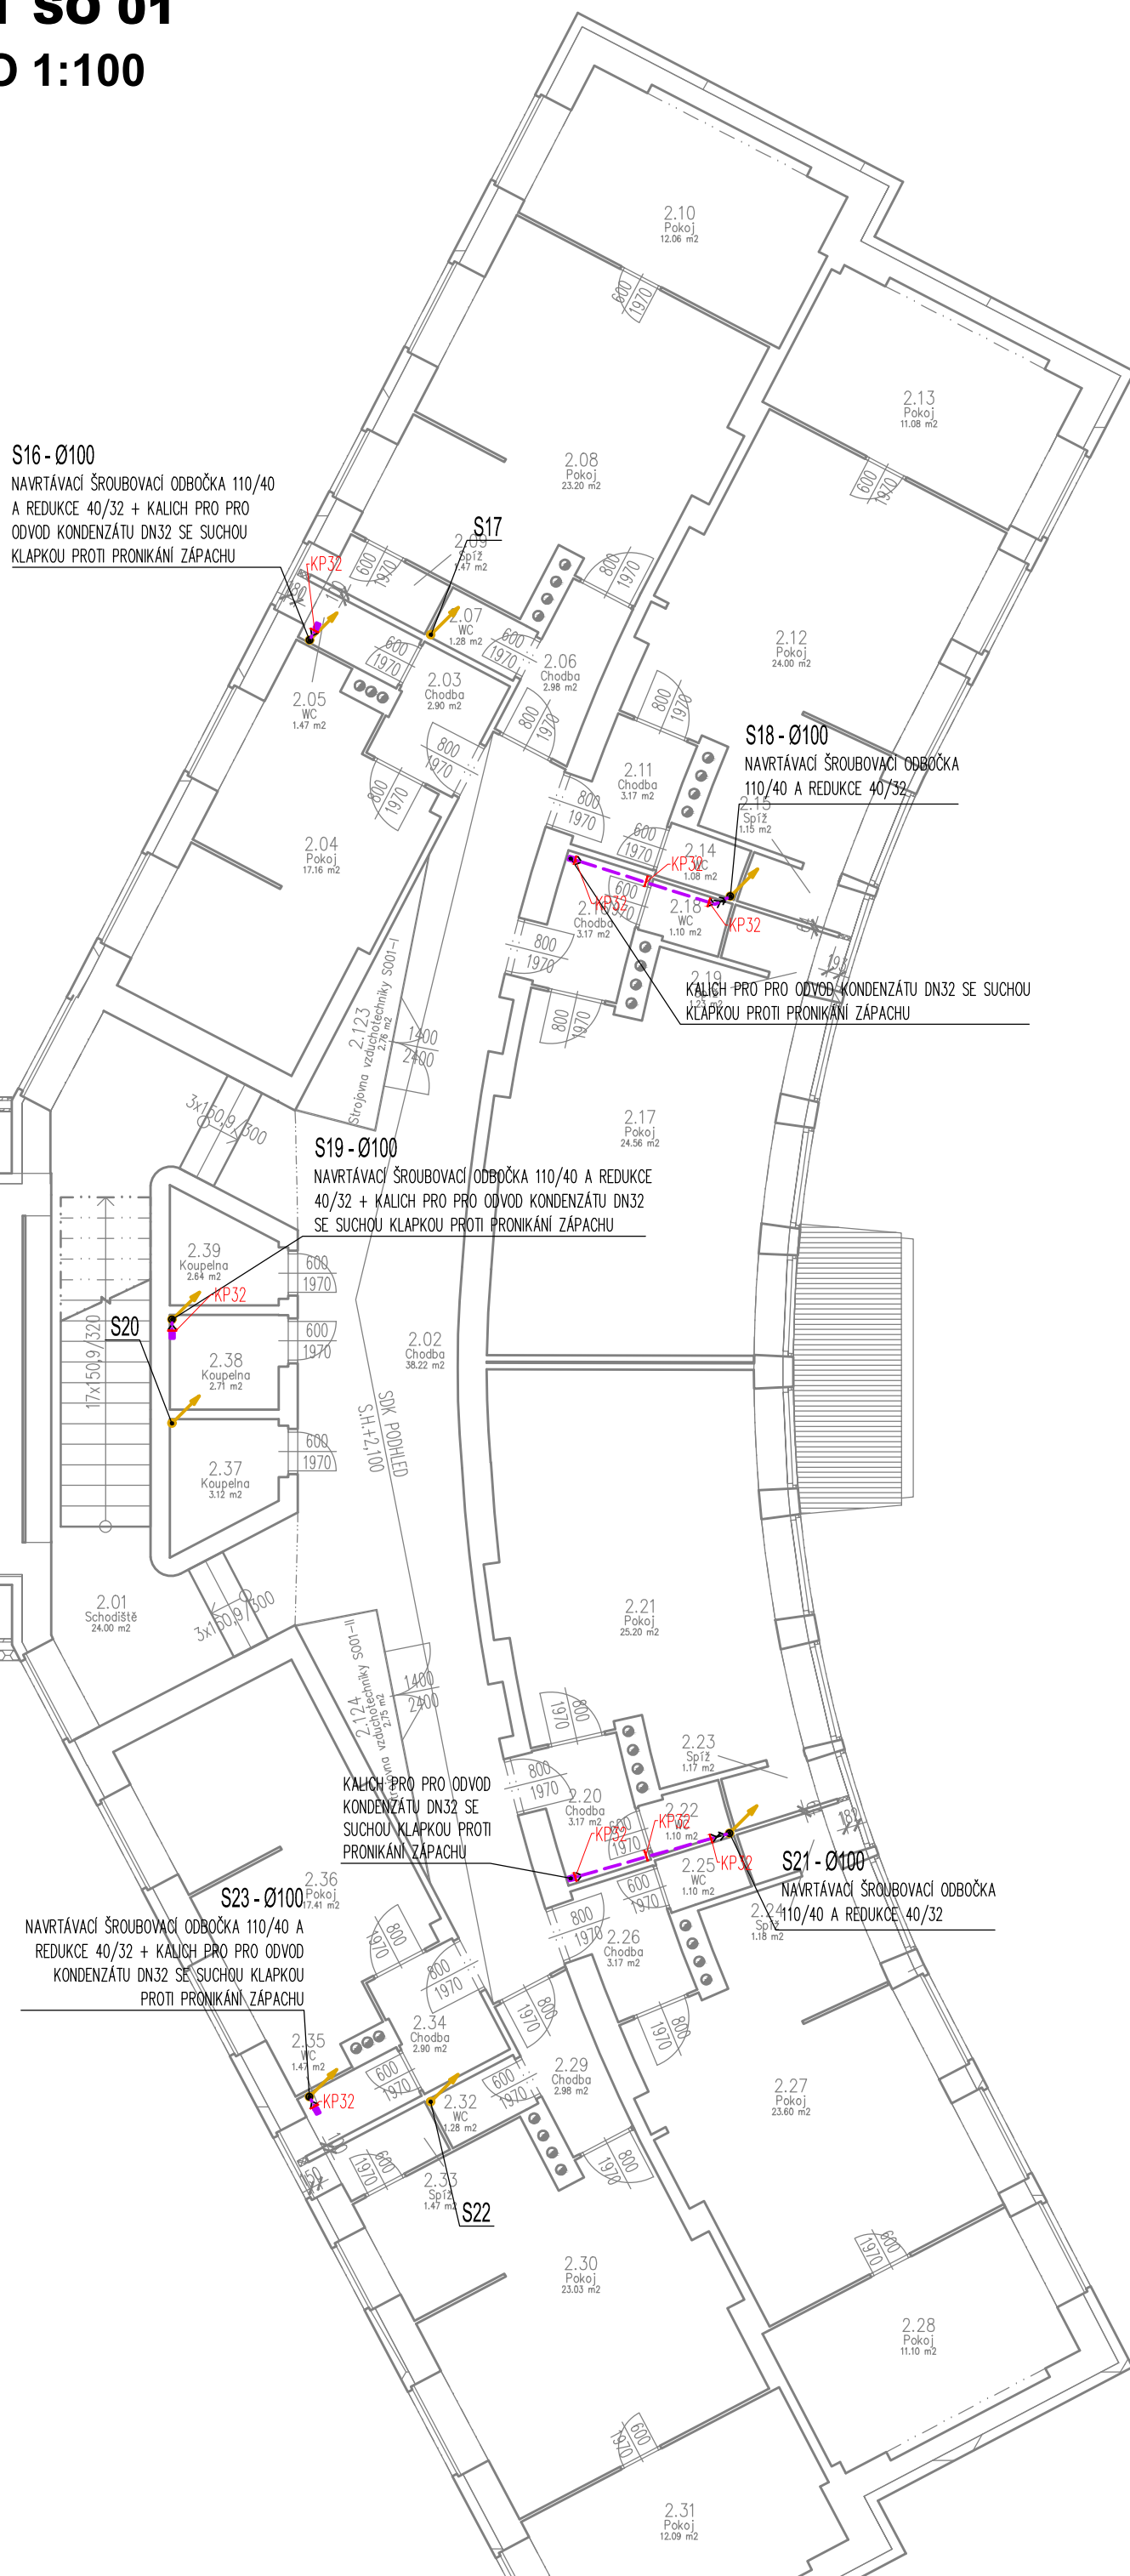


OBJEKT SO 02
MĚŘÍTKO 1:100

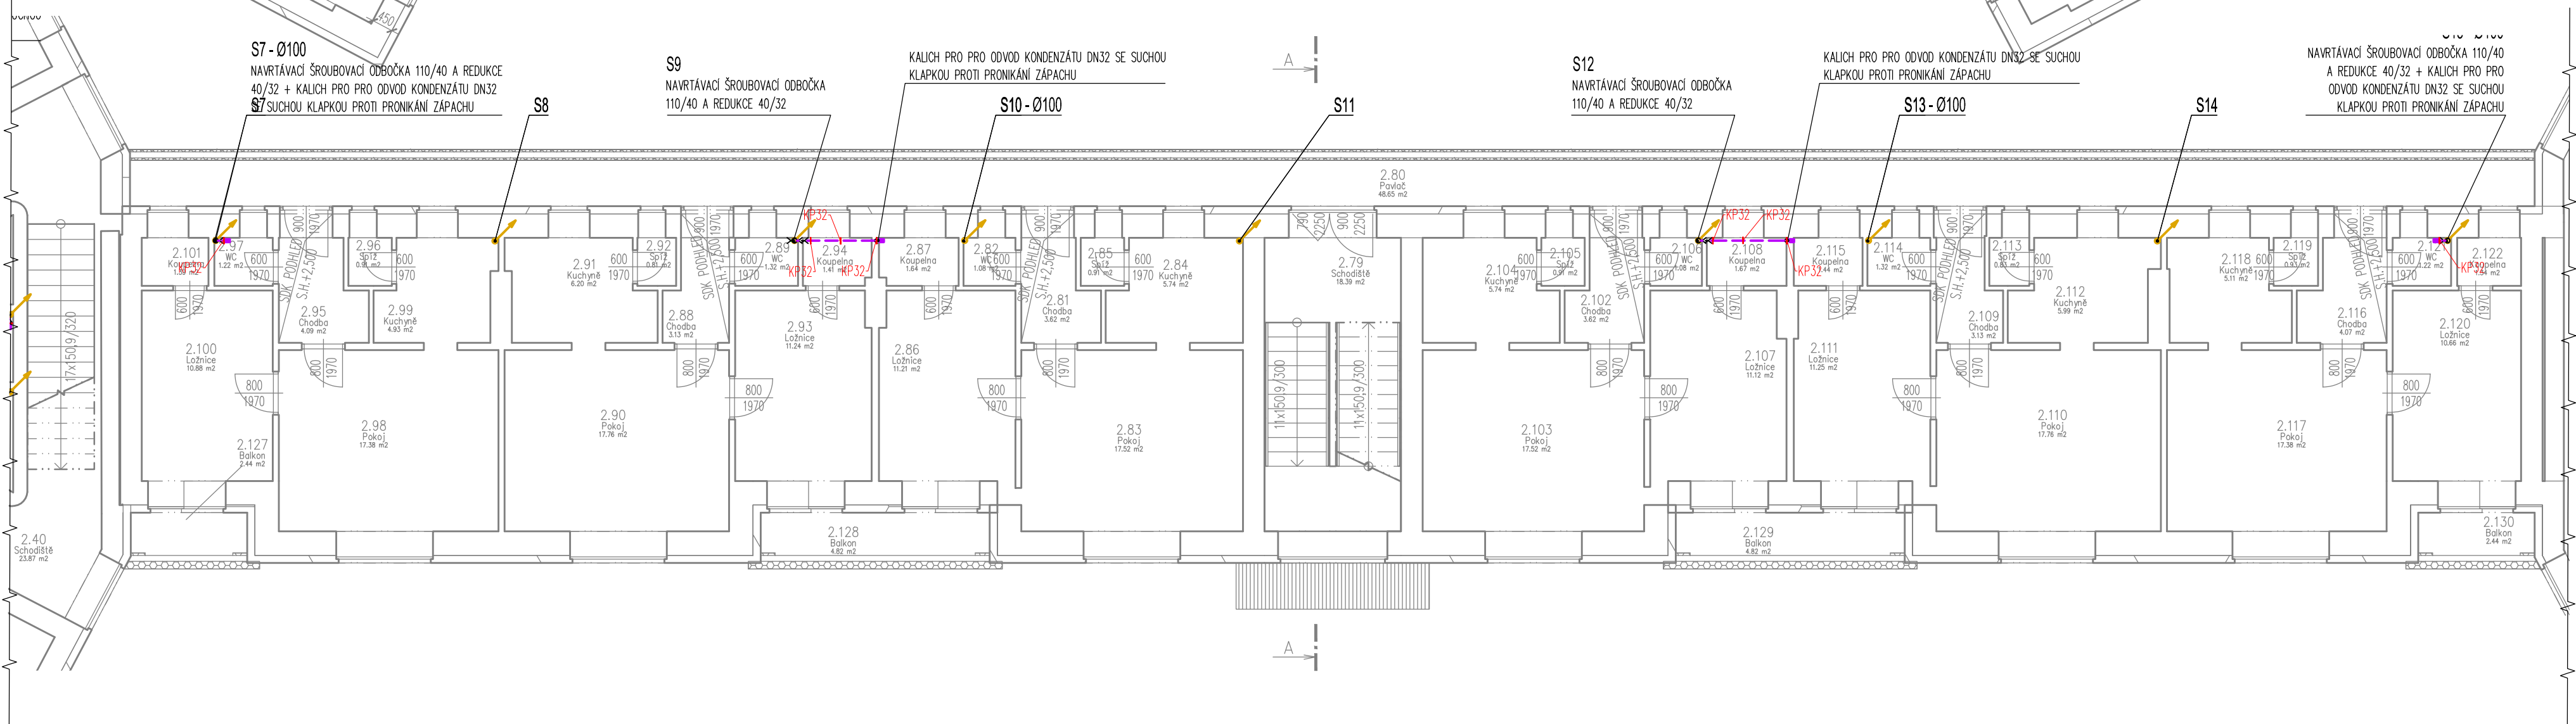

D.1.4.b)02 - ZTI - PŪDORYS 2NP, M 1:100

Obec: Klatovy [555771]
Katastrální území: Klatovy [665797]

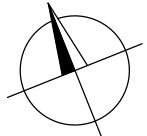

Označení na výkresu	Účel místnosti	Plocha [m²]
1.01	Vstup	10.24
1.02	Chodba	38.21
1.03	Pokoј	16.26
1.04	Chodba	2.90
1.05	WC	1.34
1.06	Spíží	1.34
1.07	WC	1.28
1.08	Chodba	2.98
1.09	Pokoј	22.38
1.10	Pokoј	11.43
1.11	Pokoј	10.52
1.12	Pokoј	23.18
1.125	Strojovna vzduchotechniky S001-I	2.75
1.126	Strojovna vzduchotechniky S001-II	2.75
1.13	Spíží	1.06
1.14	WC	1.08
1.15	Chodba	3.17
1.16	Chodba	3.17
1.17	WC	1.10
1.18	Spíží	1.12
1.19	Pokoј	19.38
1.20	Pokoј	19.46
1.21	Chodba	3.13
1.22	WC	1.15
1.23	Spíží	1.08
1.24	Spíží	1.03
1.25	WC	1.08
1.26	Chodba	3.17
1.27	Pokoј	22.95
1.28	Pokoј	10.53
1.29	Pokoј	11.33
1.30	Pokoј	22.24
1.31	Chodba	2.98
1.32	WC	1.28
1.33	Spíží	1.34
1.34	WC	1.34
1.35	Chodba	2.90
1.36	Pokoј	16.50
1.37	Koupelna	3.01
1.38	Koupelna	2.71
1.39	Koupelna	2.64
1.40	Schodiště	22.19
		331.70


Označení na výkrese	Účel místnosti	Plocha [m ²]
1.100	Pokoј	17.38
1.101	Kuchyně	4.93
1.102	Lázně	10.88
1.103	Koupelna	1.39
1.104	Chodba	3.72
1.105	Pokoј	17.52
1.106	Kuchyně	5.74
1.107	Spíží	0.91
1.108	WC	1.08
1.109	Lázně	11.12
1.110	Koupelna	1.67
1.111	Chodba	3.28
1.112	Pokoј	17.76
1.113	Lázně	11.25
1.114	Kuchyně	5.99
1.115	Spíží	0.83
1.116	WC	1.16
1.117	Koupelna	1.44
1.118	Chodba	4.16
1.119	Pokoј	17.38
1.120	Kuchyně	5.11
1.121	Spíží	0.93
1.122	Lázně	10.66
1.123	WC	1.22
1.124	Koupelna	1.34
1.81	Schodiště	19.42
1.82	Pavloř	48.26
1.83	Chodba	3.72
1.84	WC	1.08
1.85	Pokoј	17.52
1.86	Kuchyně	5.74
1.87	Spíží	0.91
1.88	Lázně	11.21
1.89	Koupelna	1.64
1.90	Chodba	3.38
1.91	WC	1.32
1.92	Pokoј	17.76
1.93	Kuchyně	6.20
1.94	Spíží	0.81
1.95	Lázně	11.21
1.96	Koupelna	1.44
1.97	Chodba	4.19
1.98	Spíží	0.91
1.99	WC	1.22
		316.81

S003 – 1NP		
Značení na výkresu	Účel místnosti	Plocha [m²]
1.125	Strojovna vzduchotechniky S001-I	2,75
1.126	Strojovna vzduchotechniky S001-III	2,75
1.41	Vstup	10,24
1.42	Chodba	38,23
1.43	Schodiště	22,17
1.44	Chodba	2,98
1.45	WC	1,28
1.46	Pokoј	22,38
1.47	Spíž	1,34
1.48	Pokoј	11,43
1.49	Chodba	3,17
1.50	Pokoј	23,22
1.51	Pokoј	10,54
1.52	WC	1,08
1.53	Spíž	1,06
1.54	Chodba	3,17
1.55	WC	1,10
1.56	Spíž	1,13
1.57	Pokoј	19,36
1.58	Chodba	3,18
1.59	Pokoј	19,50
1.60	WC	1,13
1.61	Spíž	1,11
1.62	Chodba	3,17
1.63	WC	1,06
1.64	Spíž	0,98
1.65	Pokoј	22,95
1.66	Chodba	2,98
1.67	Pokoј	22,20
1.68	WC	1,27
1.69	Spíž	1,34
1.70	Chodba	2,90
1.71	WC	1,35
1.72	Pokoј	16,50
1.73	Pokoј	11,33
1.74	Pokoј	10,55
1.75	Chodba	2,90
1.76	Pokoј	16,27
1.77	WC	1,34
1.78	Kaupelna	3,01
1.79	Kaupelna	2,70
1.80	Kaupelna	2,65
		331,76

UPOZORNĚNÍ:

[illegible]

SCHÉMA ZNAČENÍ OBJEKTU

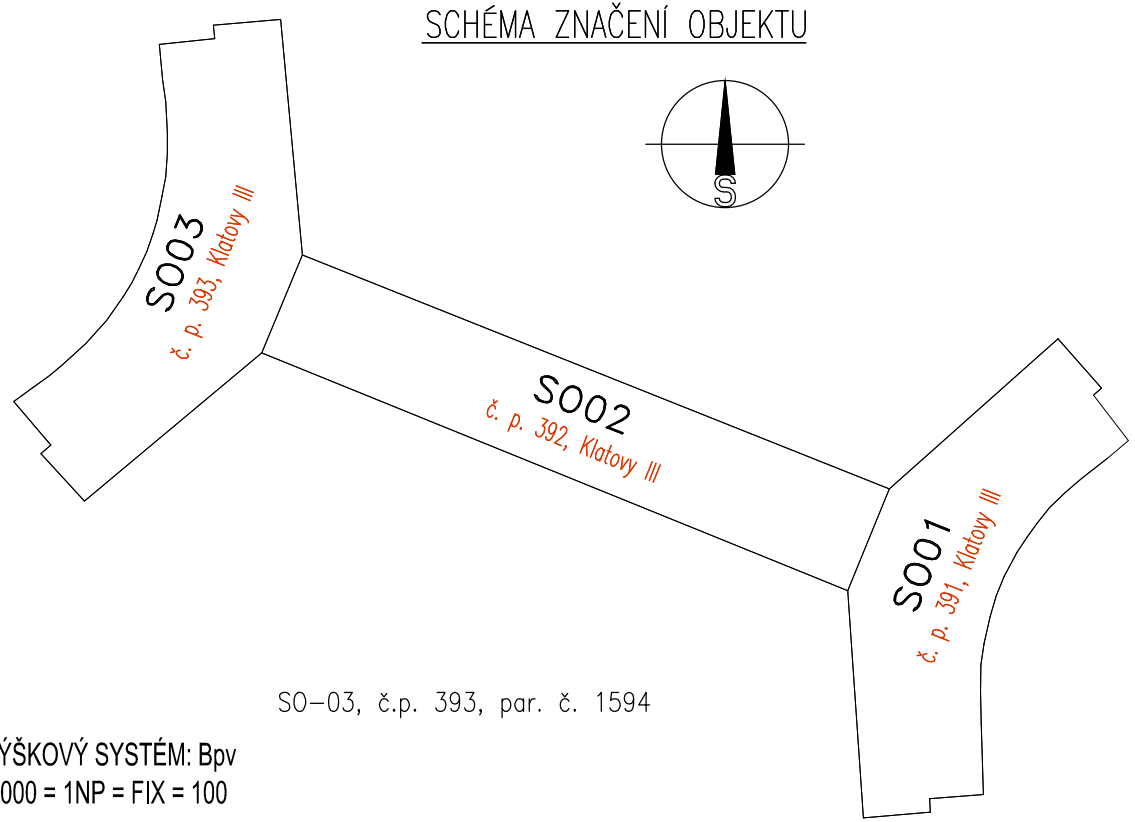

S0-03, č.p. 393, par. č. 1594

VÝŠKOVÝ SYSTÉM: Bpv
0.000 = 1NP = FIX = 100

[illegible]