




ŠACHTA Š8

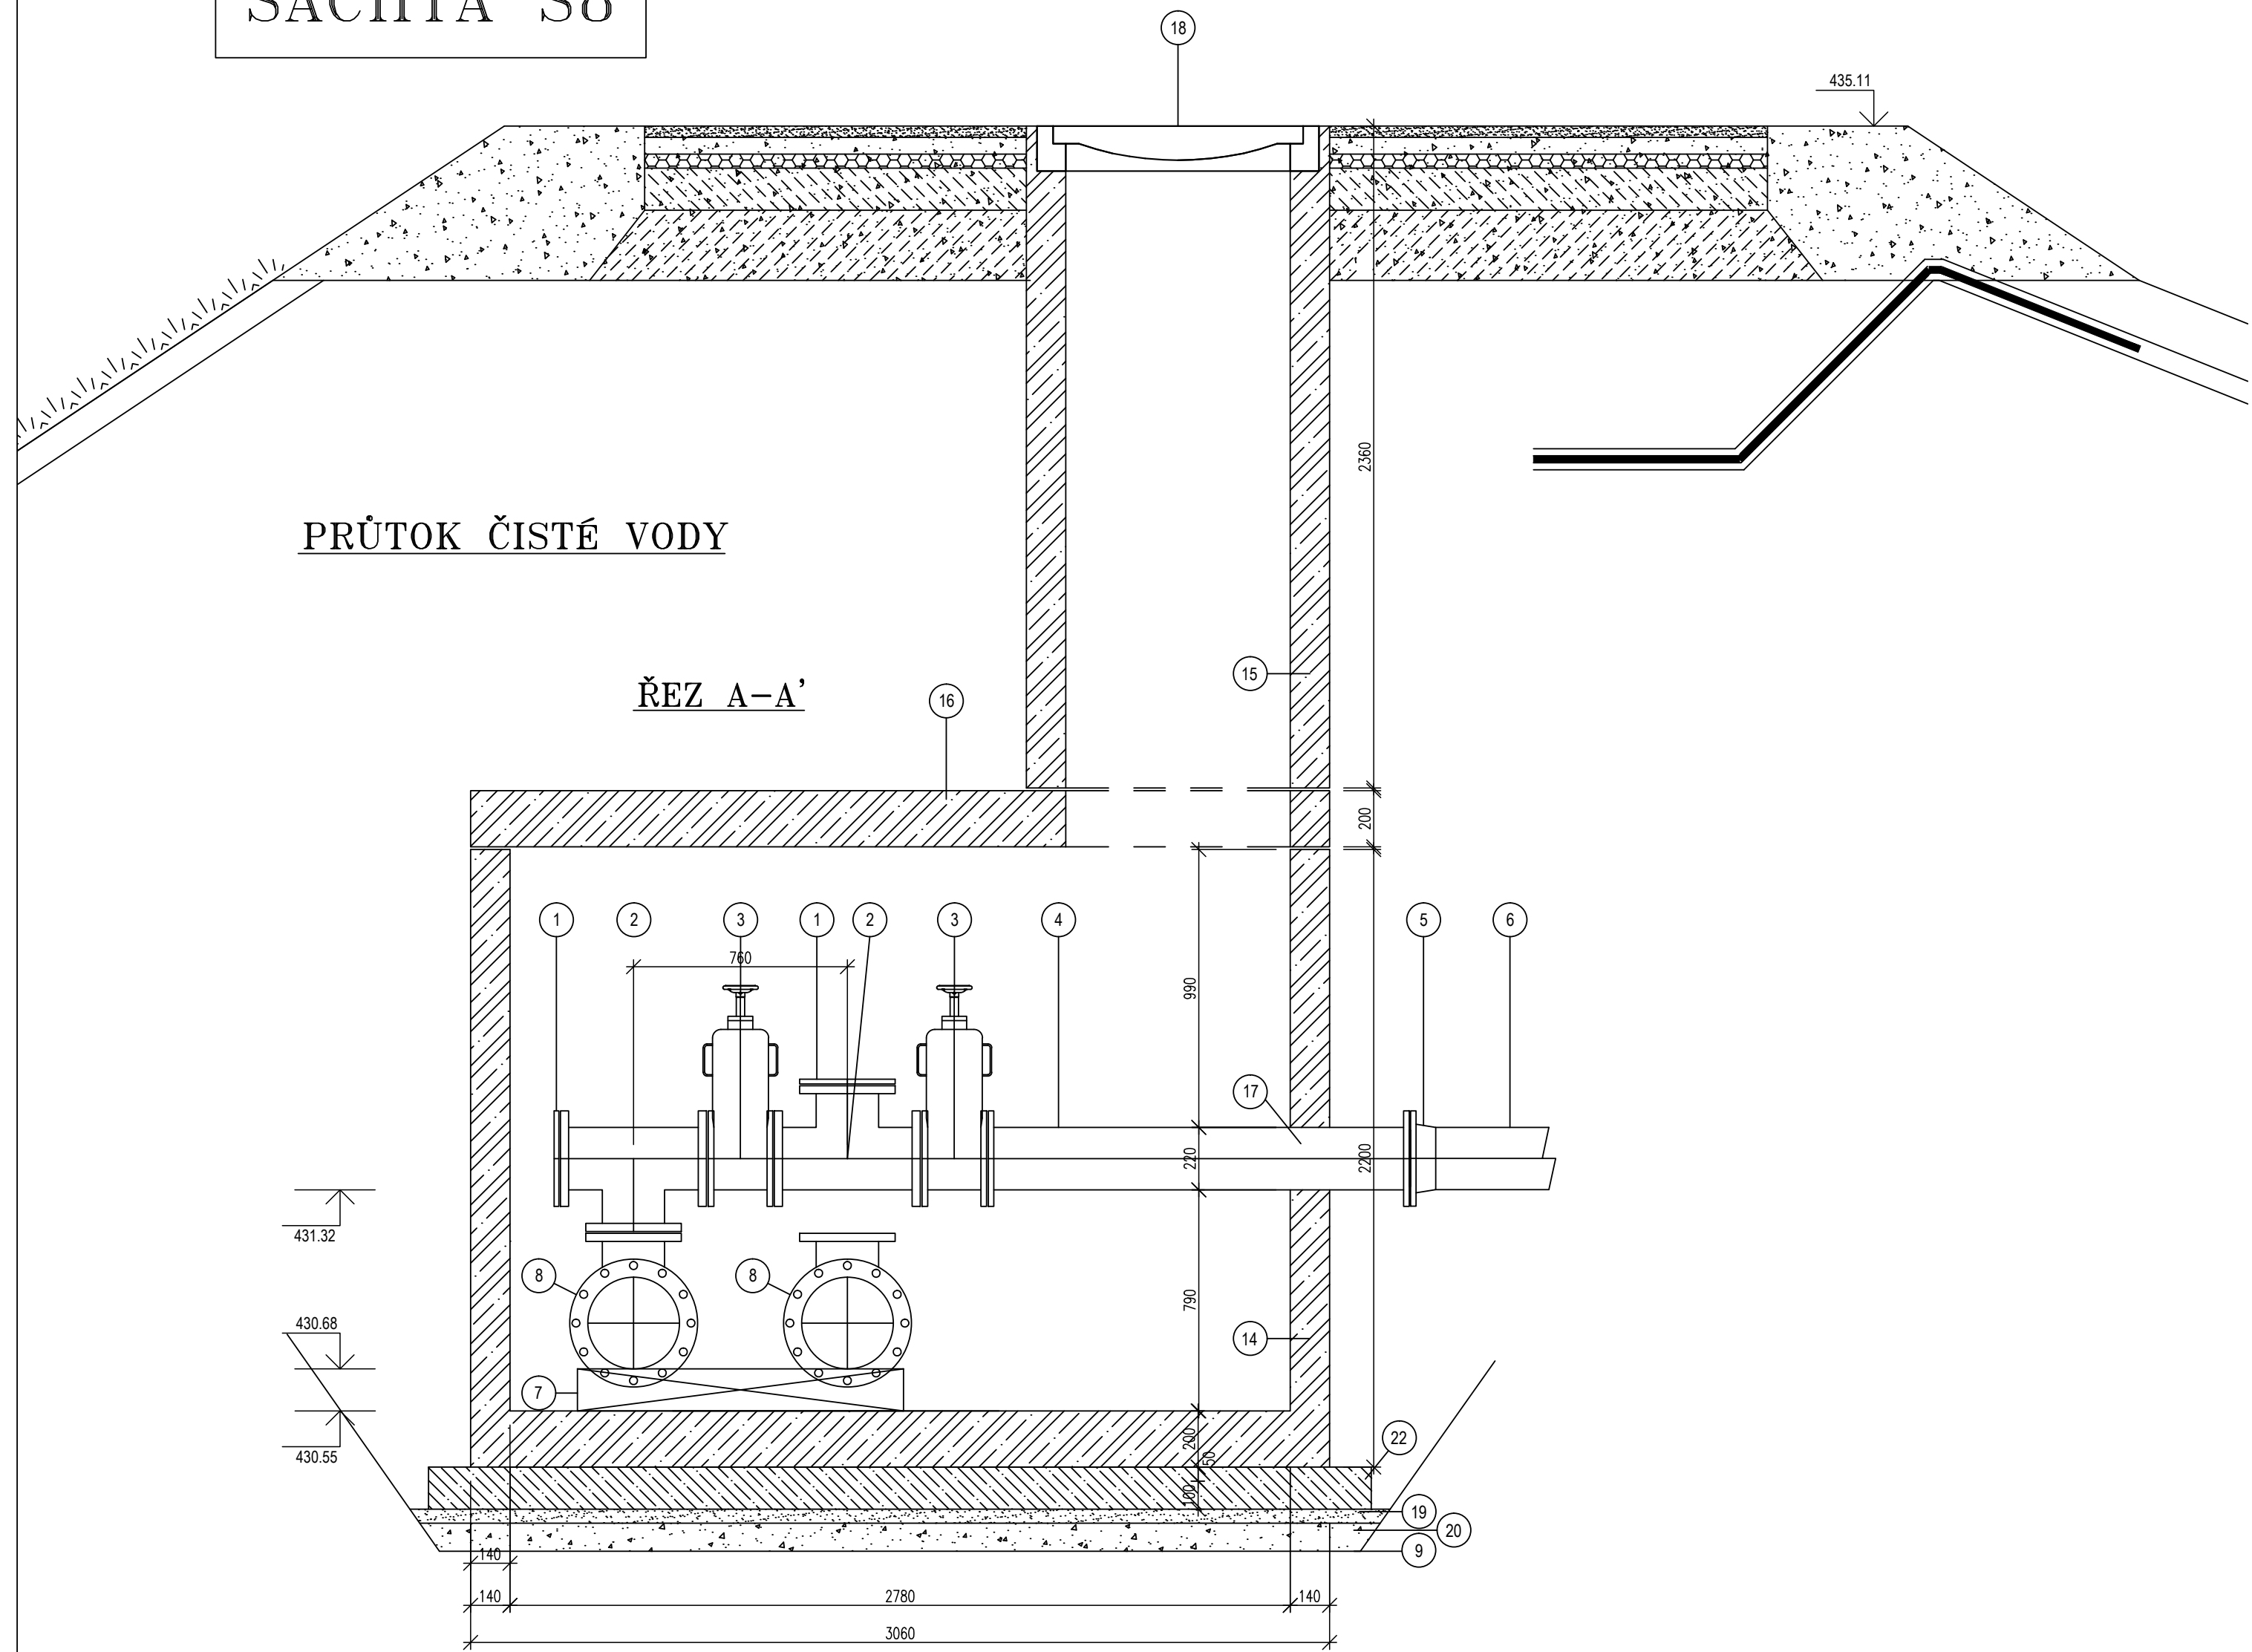


PŮDORYS

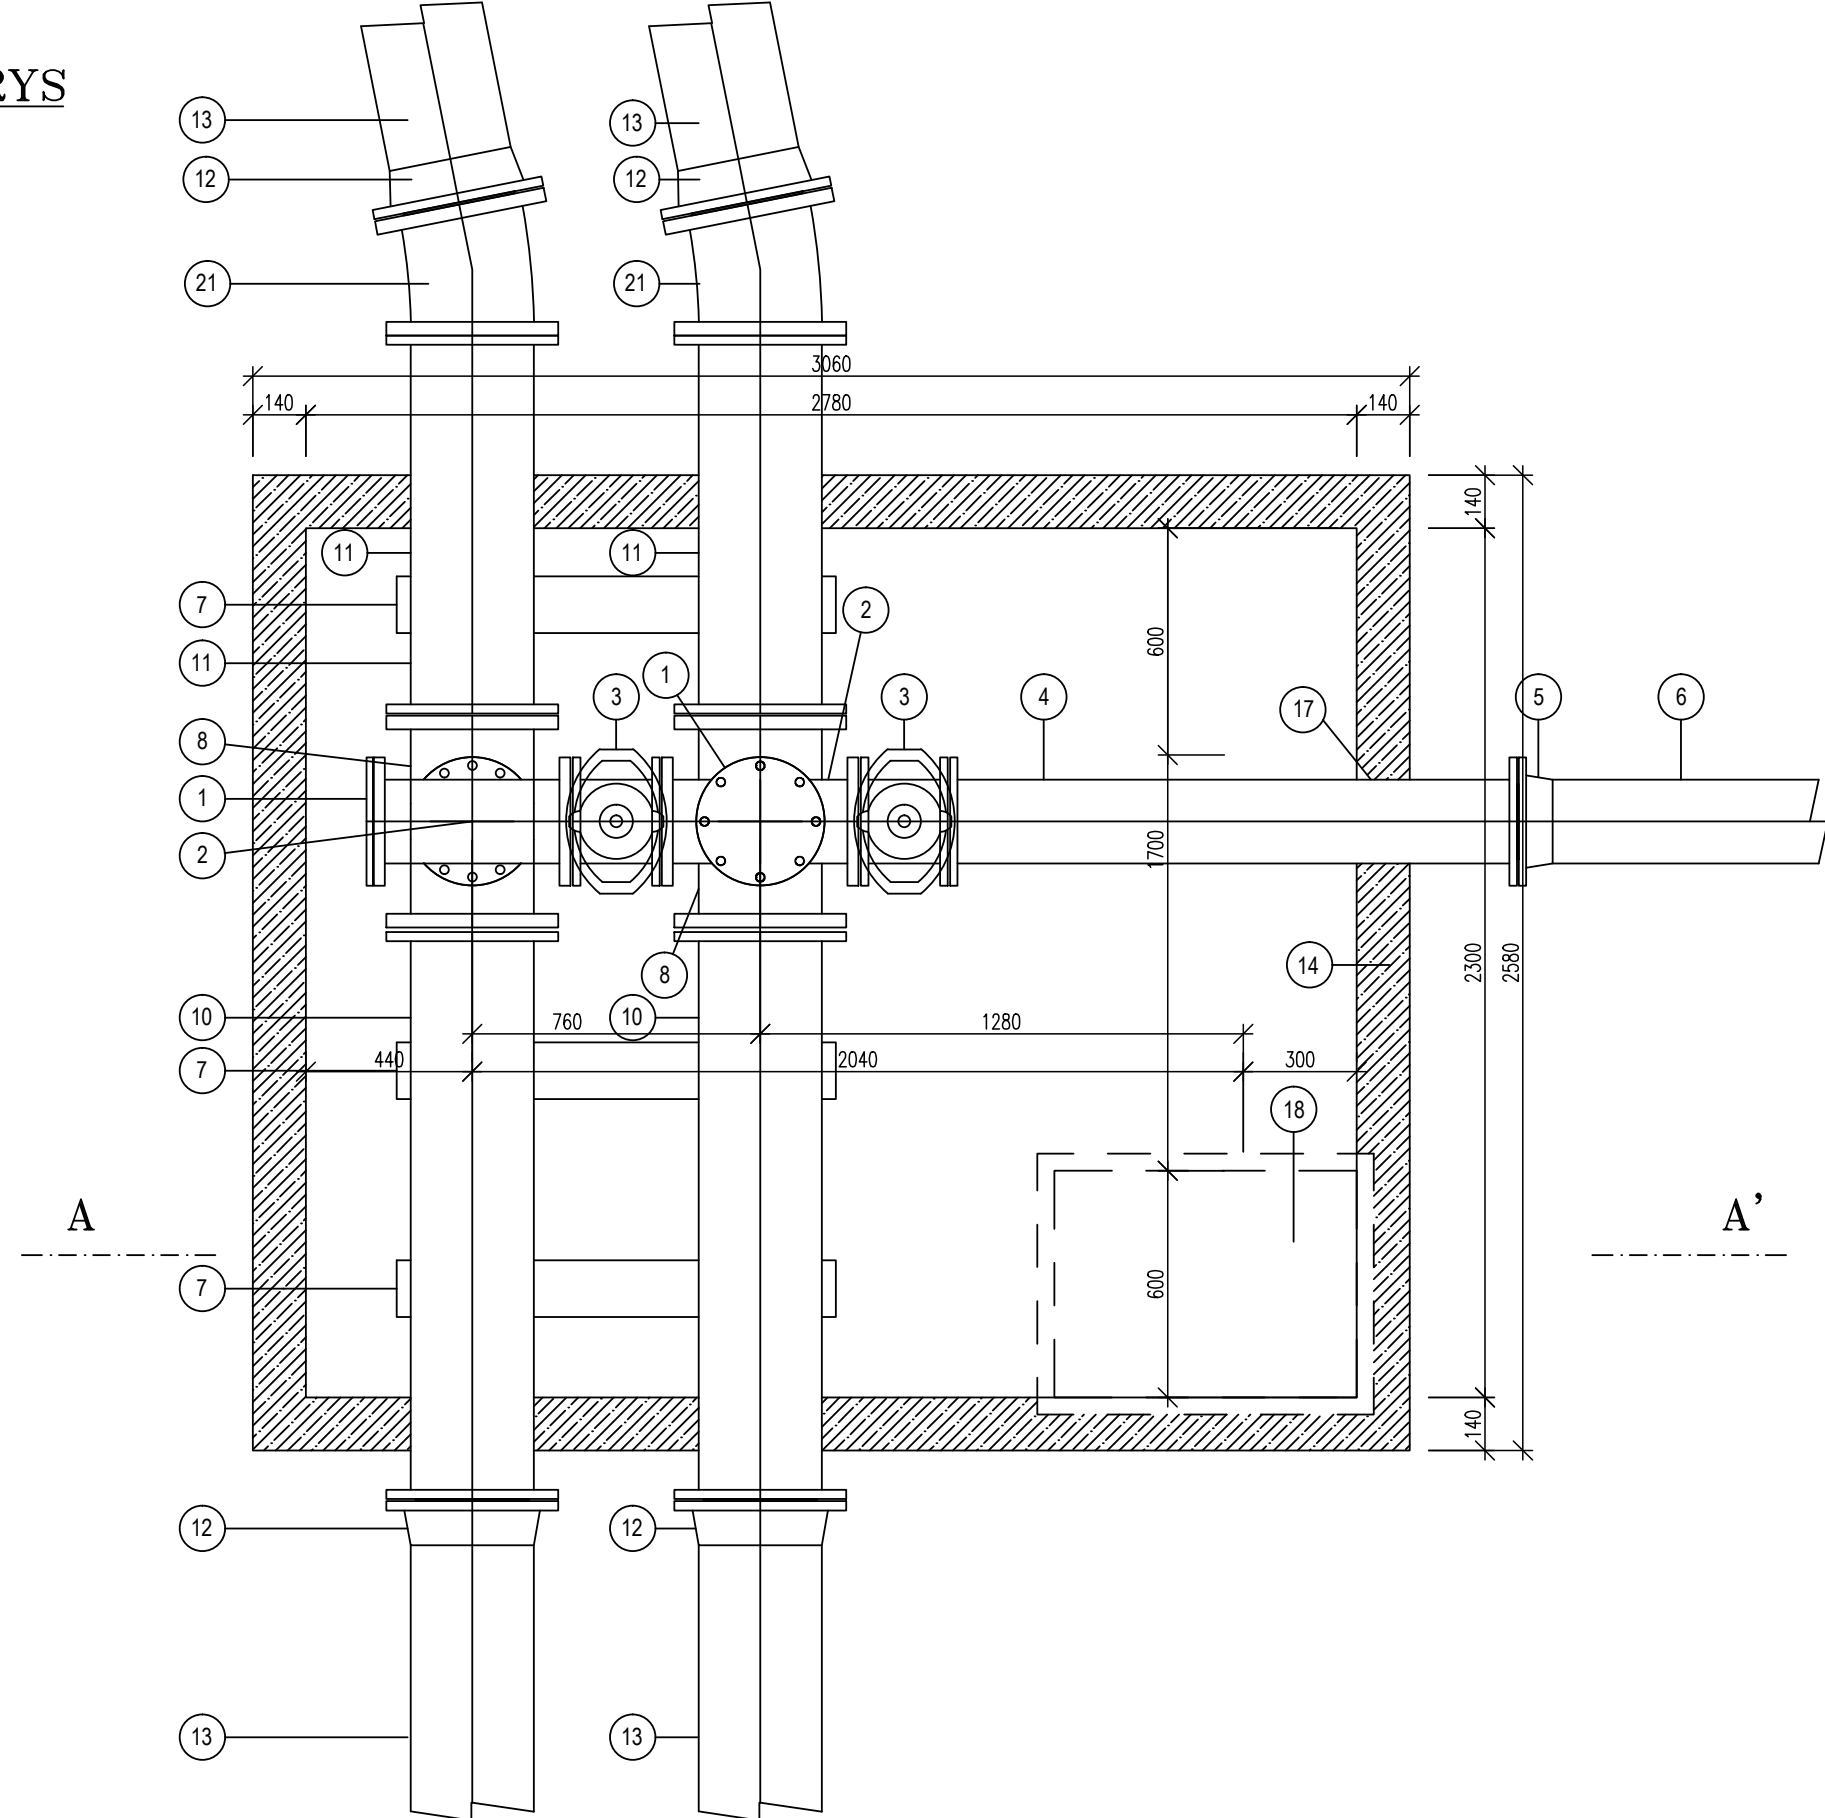

PRŮTOK ŠPINAVÉ VODY

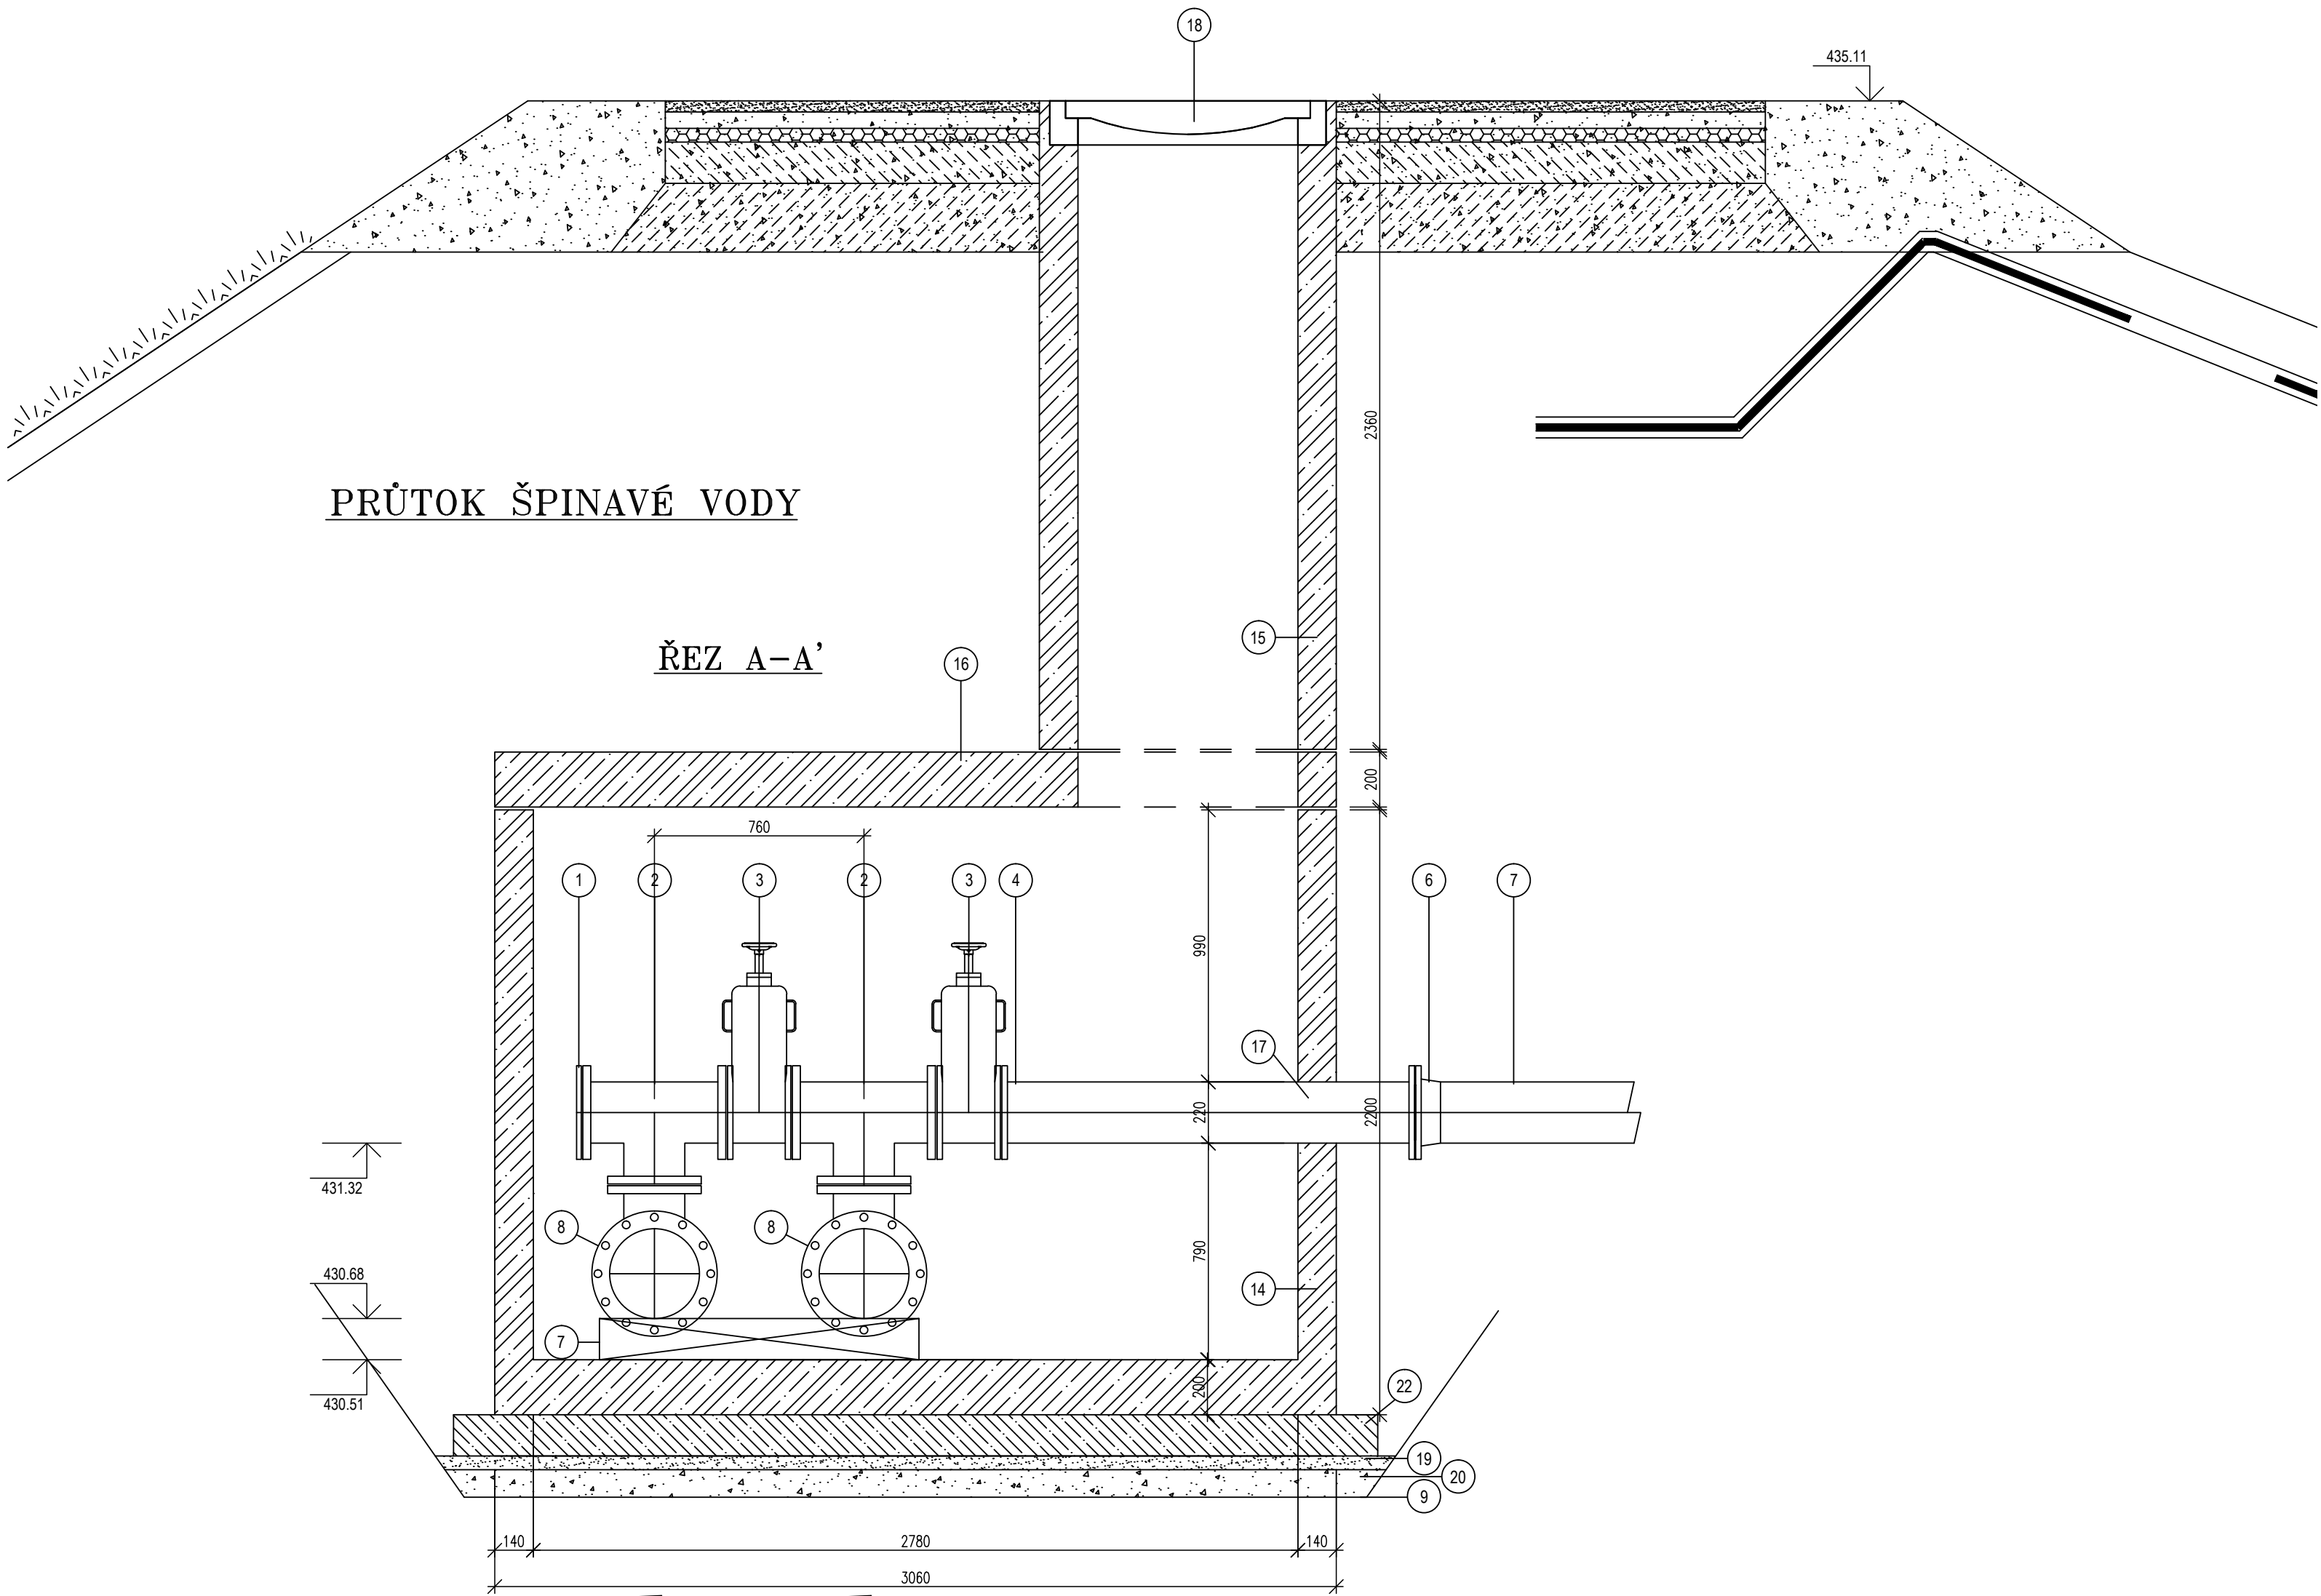

PŮDORYS

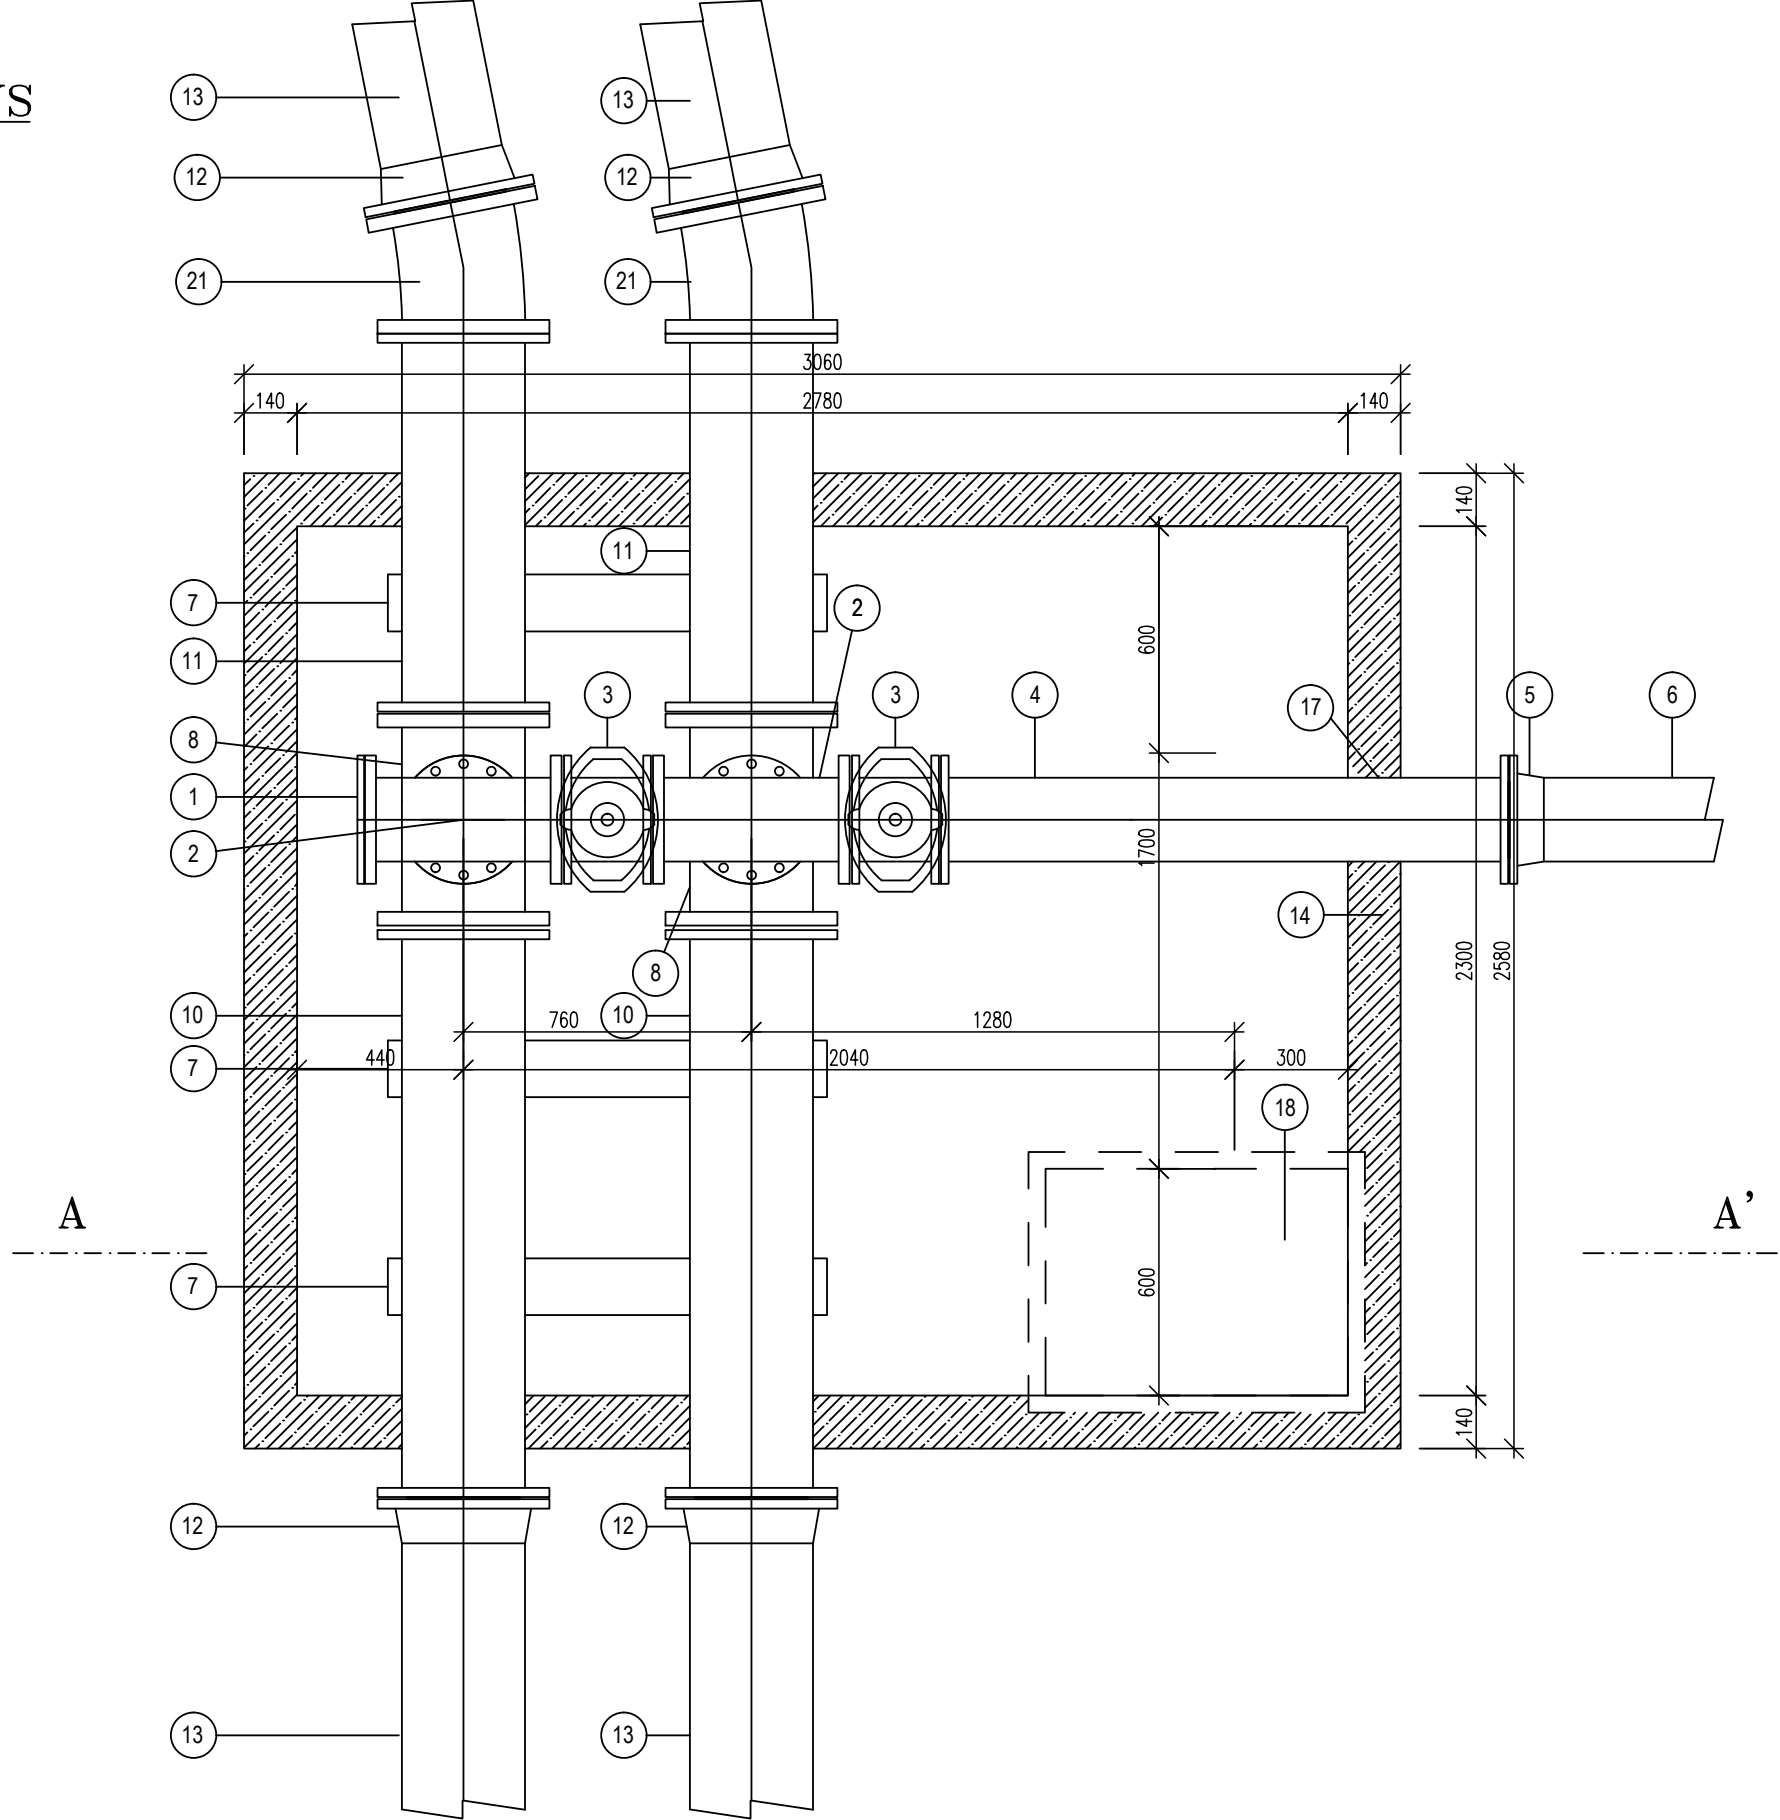

LEGENDA :

- 1 Záslepovací příruba, DN 200, PN16
- 2 T-kus otočný, DN 200/ DN 200, PN 16, dl. 520mm
- 3 Šoupě EURO 20 typ 23, DN 200, PN 16
- 4 Trouba přírubová, DN 200, PN 16, dl. 1500 mm
- 5 Přírubový adaptér QUICK GS zámkový, DN 200, PN 16
- 6 Trouba HDPE DN200 Ø 225 x 20,5 mm - přívod vody ze skládky
- 7 Betonové podkladky pod potrubí 1200 x 100 x 150 mm
- 8 T-kus otočný, DN 300 / DN 200, PN 16, dl. 950 mm
- 9 Základová spára
- 10 Trouba přírubová, DN 300, PN 16, dl. 1500 mm
- 11 Trouba přírubová, DN 300, PN 16, dl. 1000 mm
- 12 Přírubový adaptér QUICK GS, DN 300, PN 16
- 13 Trouba HDPE Ø 315 x 28,7mm
- 14 Betonová revizní šachta systému Betonbau 2300 x 2780 mm
- 15 Vstupní šachťový komín 680x1080mm
- 16 Zákrýtová deska tl. 200mm
- 17 Proslup pro potrubí
- 18 Poklop 600x800mm pojezdový, C 250
- 19 Štěrka dreny fr. 8/16, tl. 50mm, zhužněno na Edel=20MPa
- 20 Štěrka dreny fr. 16/32, tl. 100mm, zhužněno na Edel=20MPa
- 21 Ahypická tvarovka - koleno oca 8°
- 22 Rozměšecí žb deska

Souřadnicový systém JTSK,    Výškový systém Bpv			
Zodpovědný projektant:	Vypracoval:		 <b>INTERPROJEKT ODPADY s.r.o.</b> Heleny Malířové 11/282, 169 00 Praha 6 tel.: +420 233 081 999    IČ: 26473224 e-mail: interpro@interpro.cz, web: www.interpro.cz
	Ing. Roman Pýcha		
	Ing. Ivana Olivová		
Investor:	Město Klatovy, Náměstí Míru 62/1, 339 01 Klatovy		Datum: 08/2020
Stavba:	SKLÁDKA TKO ŠTĚPÁNOVICE III. ETAPA - 3. ČÁST		Měřítko: 1:20
Místo:	katastrální území : Dehtín [767646], Štěpánovice u Klatov [767662]		Stupeň: DPS
Stavební objekt:	SO 04 DRENÁŽ		Zak. č.: 645/2020
Výkres:	<b>PŘEPOJOVACÍ ŠACHTA Š8</b>		Paré:
			Č. výkresu: <b>403/SO 04</b>