



ŘEZ A-A'

MĚŘÍTKO: 1 : 25

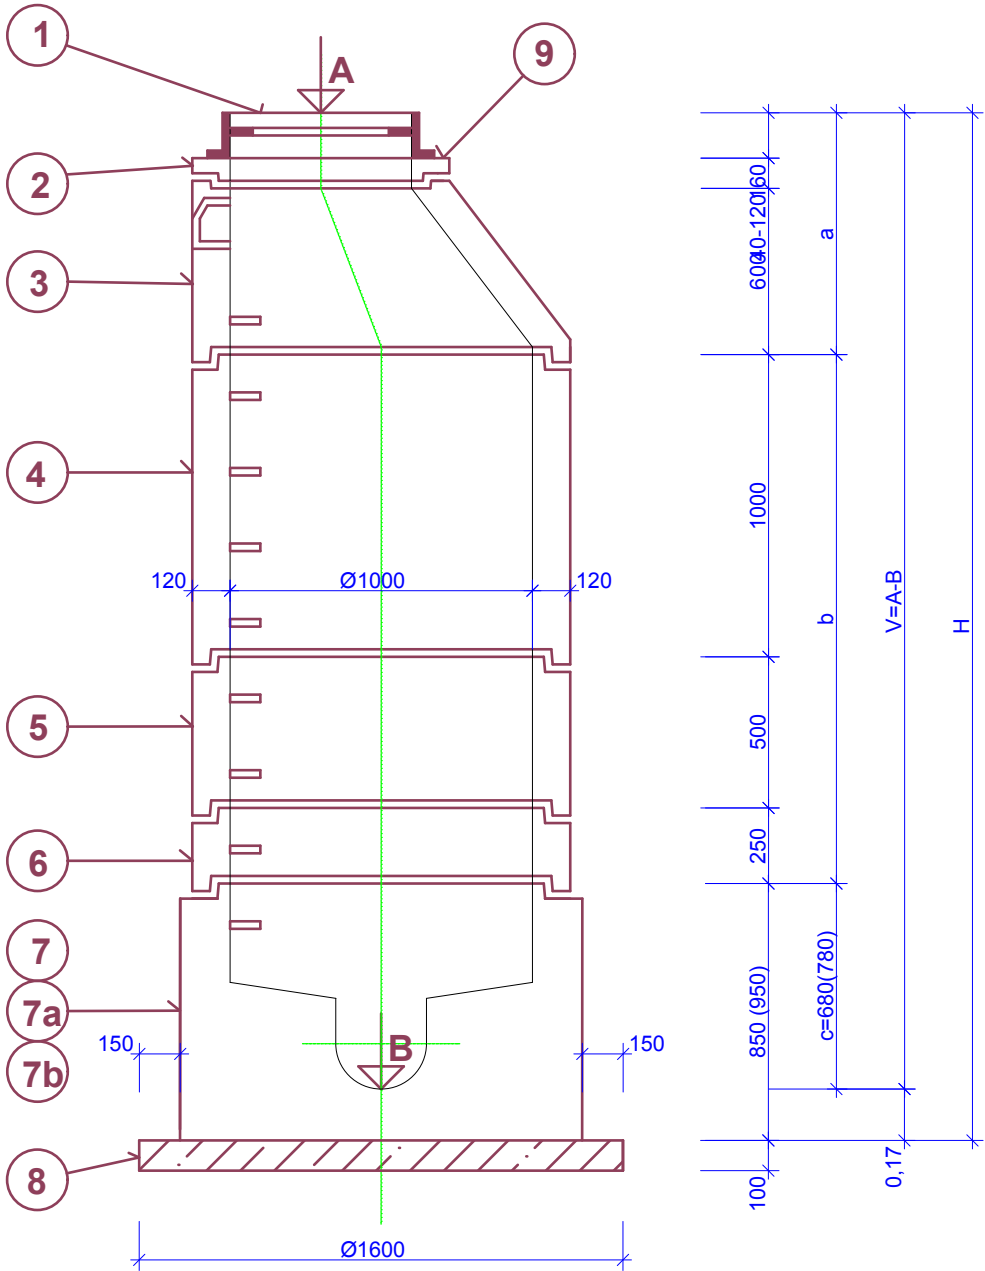

PŮDORYS

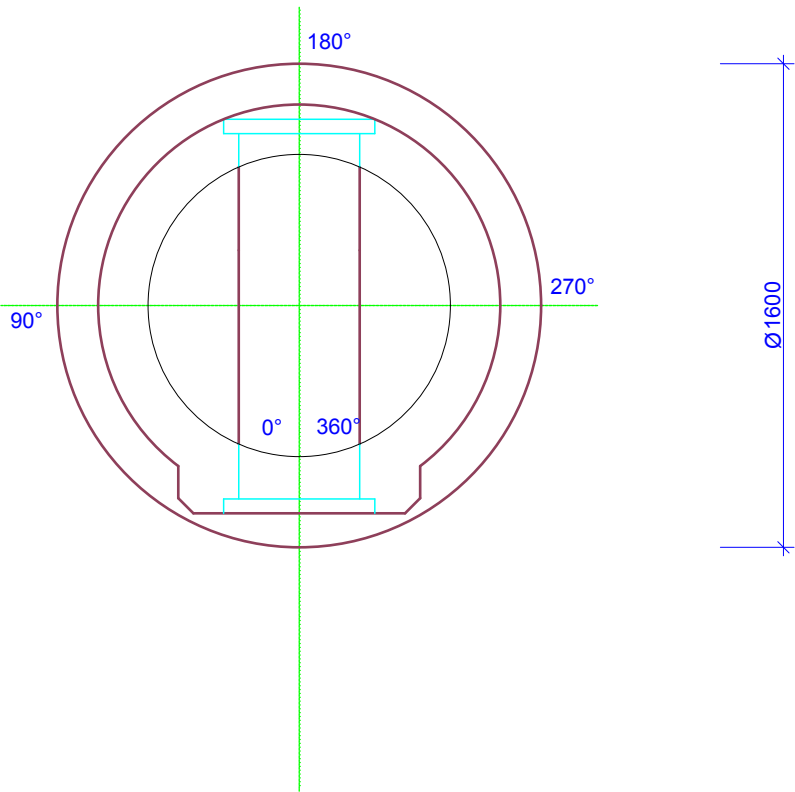

ŠACHTA S PREFABRIKOVANÝM DNEM
PRO POTRUBÍ PLASTOVÉ DN 300

LEGENDA:

OZNAČ.	POPIS MATERIÁLU
1	POKLOP KRUHOVÝ KATEGORIE "D400" Ø 600 S ODVĚTRÁNÍM
2a	VYROVNÁVACÍ PRSTENCE NA ŠACHTY: TBW - Q 600/40/120
2b	TBW - Q 600/60/120
2c	TBW - Q 600/80/120
2d	TBW - Q 600/100/120
2e	TBW - Q 600/120/120
3	DÍLCE PRO VSTUPNÍ ŠACHTY DN 1000: TBR - Q 1000/600/120 SLK
4	TBS - Q 1000/1000/120 SL
5	TBS - Q 1000/500/120 SL
6	TBS - Q 1000/250/120 SL
7	TBZ - Q 1000/700 SL (POTRUBÍ PVC SN 8 - DN 250)
8	PODKLADNÍ BETON C 12/15 TL. 100 MM
9	POD POKLOP - MALTOVÉ LOŽE - CEM. MALTA MC 25 - SAP 3b ODOLNÁ PROTI MRAZU A NaCl MIN. 50°C (NEPROPUSTNÁ - MIN. PŘILNAVOST 1 MPa)

TABULKA KANALIZAČNÍCH ŠACHT DN 1000

Ozn. šachet	Kóta upraveného terénu	Kóta dna šachty	Výška šachty	Profily zaústěné do spodního dílu šachty				Šachtový poklop
				D1	D2	D3	D4	
Š2	410,99	408,81	2,18	300	300			1
Š3	412,68	410,23	2,45	300	300	300	200	1
Š4	414,60	412,50	2,10	300				1



SUPTEI-PROJEKT s.r.o.

IČO: 04561767 * Hřbitovní 1322/15, 312 00 Plzeň * tel., fax: 377 433 385 * e-mail.: krivanek@suptel.cz

Zodp. projektant ČIHÁK	Projektant KŘIVÁNEK	Kreslil e-mail.: krivanek@suptel.cz KŘIVÁNEK	Číslo zakázky 22314
Investor Město Klatovy, nám. Míru 62, 339 01 Klatovy			Datum XI / 2023
KLATOVY - ul. Borská Rekonstrukce vodovodu a kanalizace			Účel DPS
			Měřítko 1 : 25
VÝKRES PREFA ŠACHTY			Číslo výkresu D.1.3