



Řez A - A'

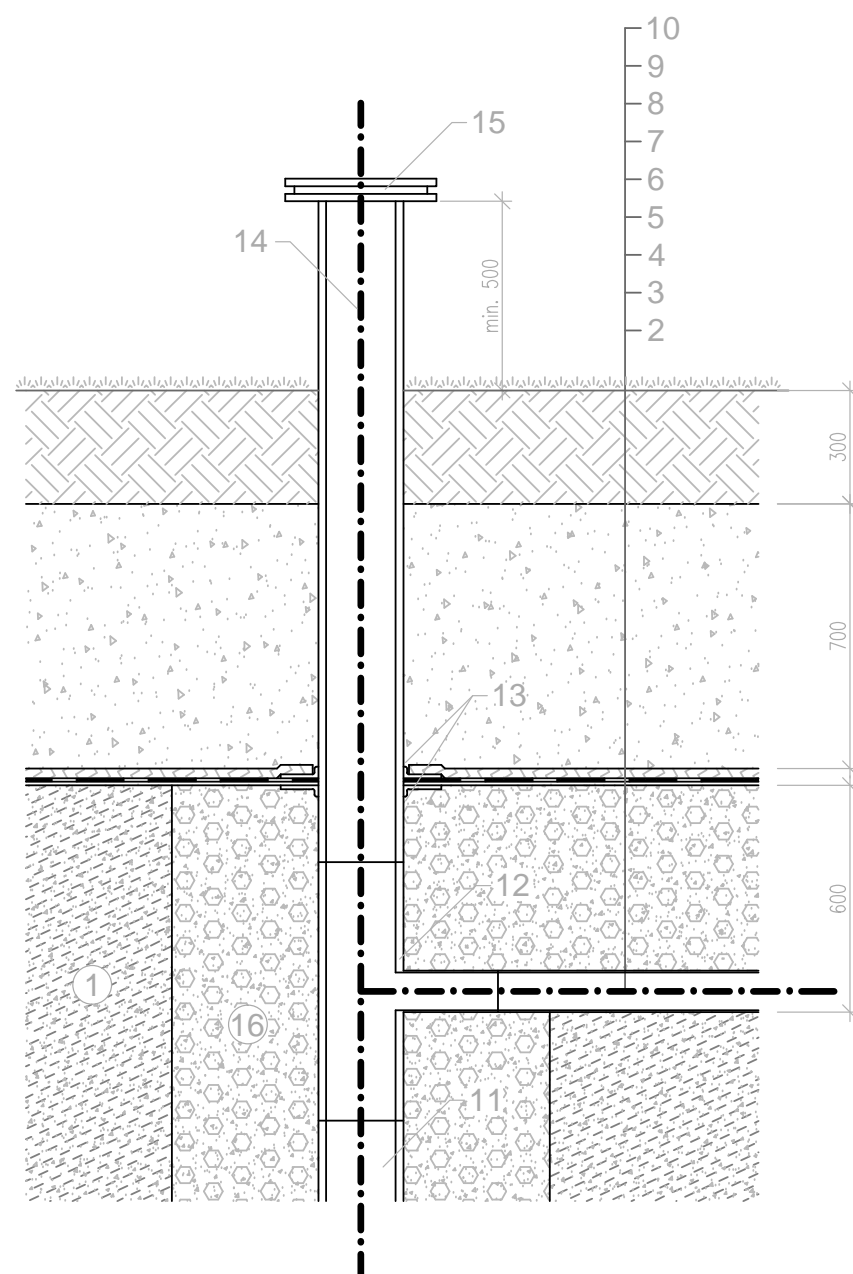


Půdorys

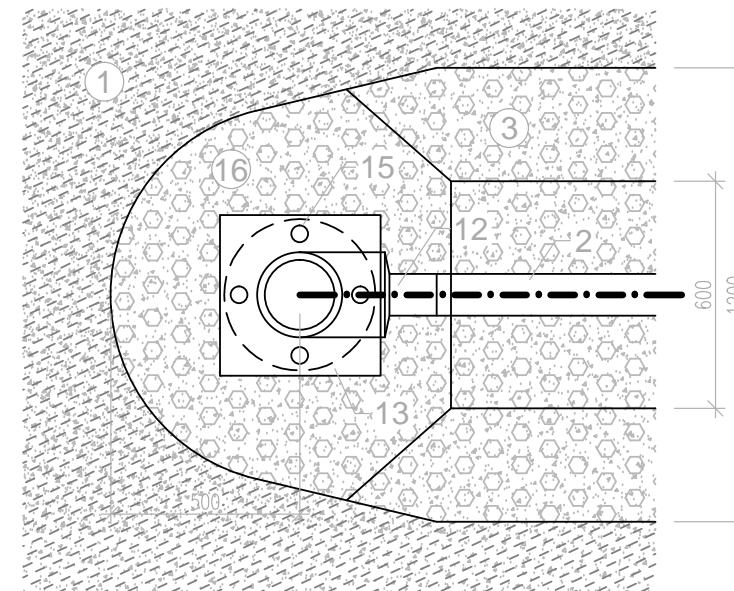

LEGENDA

- 1 ... uložené odpady
- 2 ... svodné drenážní potrubí HDPE $\varnothing 110 \times 6,3 \text{ mm}$ – SO 03
- 3 ... štěrkový obsyp drenážního potrubí, frakce 16/32 mm – SO 03
- 4 ... urovnaný a zhutněný povrch skládky – SO 01
- 5 ... podkladní ochranná geotextilie např. F400 – SO 02
- 6 ... folie HDPE min. tl. 1,0 mm na svazích oboustranně zdrsňená – SO 02
- 7 ... ochranná a drenážní geosyntetická např. FABRINET s oboustrannou geotextilií – SC
- 8 ... krycí a vyrovnávací vrstva zeminy tl. 70 cm – SO 02
- 9 ... biologicky zúrodnitelná vrstva zeminy tl. 30 cm – SO 02
- 10 ... biologická rekultivace, zatravnění + výsadba dřevin – SO 04
- 11 ... perforované potrubí HDPE DN 200 – SO 03
- 12 ... T – kus HDPE DN200/200/100 – SO 03
- 13 ... navaření 2 x PE desky s prostupem pro potrubí DN200 a přivaření těsnicí fólie – SO 03
- 14 ... potrubí plné HDPE DN 200 – SO 03
- 15 ... zaslepovací příruba pro potrubí HDPE DN200 (příruba, lemový nákrůžek, zaslepovací příruba) – SO 03
- 16 ... štěrkový obsyp plynové studny po vyjmutí ocelové výpažnice – SO 03

Zodpovědný projektant:	Vypracoval:	 Interprojekt odpady HELENY MALÍŘOVÉ 11, 160 00, PRAHA 6 tel.: +420 233 081 999, fax: +420 233 081 988 e-mail: interpro@interpro.cz, web.: www.interpro.cz	
Ing. Roman Pýcha	Ing. Ondřej Perlinger		
Objednatel:	Odpadové Hospodářství Klatovy, s.r.o., Sadová 362, 339 00 Klatovy IV		Datum: 02/2011
Stavba:	REKULTIVACE SKLÁDKY TKO ŠTĚPÁNOVICE - II. ETAPA		Měřítko: 1:20
			Stupeň: DSP
			Zak. č.: 434/2011
Objekt:	SO 03 - ODPLYNĚNÍ, ZAVODNĚNÍ		Paré č.: 6
Výkres:	DETAIL UKONČENÍ PLYNOVÉ STUDNĚ		Č.výkresu: 305/SO 03